


Komenda Wojewódzka
Państwowej Straży Pożarnej
w Krakowie
Wydział Kontrolno-Rozpoznawczy

mgr inż. bud. ląd. **MARIAN FLOREK**
RZECZOZNAWCA BUDOWLANY
na terytorium Rzeczypospolitej Polskiej
z centr. rejestru GUNB W-wa oraz Wojewody Małopolskiego
RZECZOZNAWCA PZITB W-wa
Uprawnienia bud. do proj. i wyk. bez ograniczeń Nr 353/66
30-526 Kraków, ul. Czyżówka 41
tel. 692-425-781, 12 423-60-66 zlflorek@interia.pl

Obiekt:	Izby Administracji Skarbowej w Krakowie al. Krasińskiego 11 b 31-111 Kraków	
Temat:	EKSPERTYZA TECHNICZNA: w trybie § 2 ust. 3a rozporządzenia MI z dnia 12.04.2002 roku (t.j. Dz. U. z 2019r. poz. 1065), § 1 ust. 2 rozporządzenia MSWiA z dnia 07.06.2010 roku (Dz. U. Nr 79 poz. 719)	
Opracowali:	mgr inż. Krzysztof Sołtys Rzecznik do spraw zabezpieczeń przeciwpożarowych, nr upr. 637/2015	RZECZOZNAWCA DO SPRAW ZABEZPIECZEŃ PRZECIWPÓŻAROWYCH mgr inż. Krzysztof Sołtys nr upr. 637/2015
Nazwa rysunku:	mgr inż. Marian Florek Rzecznik budowlany, 73/98/R	Skala: 1:1000
Zagospodarowanie terenu		Nr rys. 1


Komenda Wojewódzka
Państwowej Straży Pożarnej
w Krakowie
Wydział Kontrolno-Rozpoznawczy

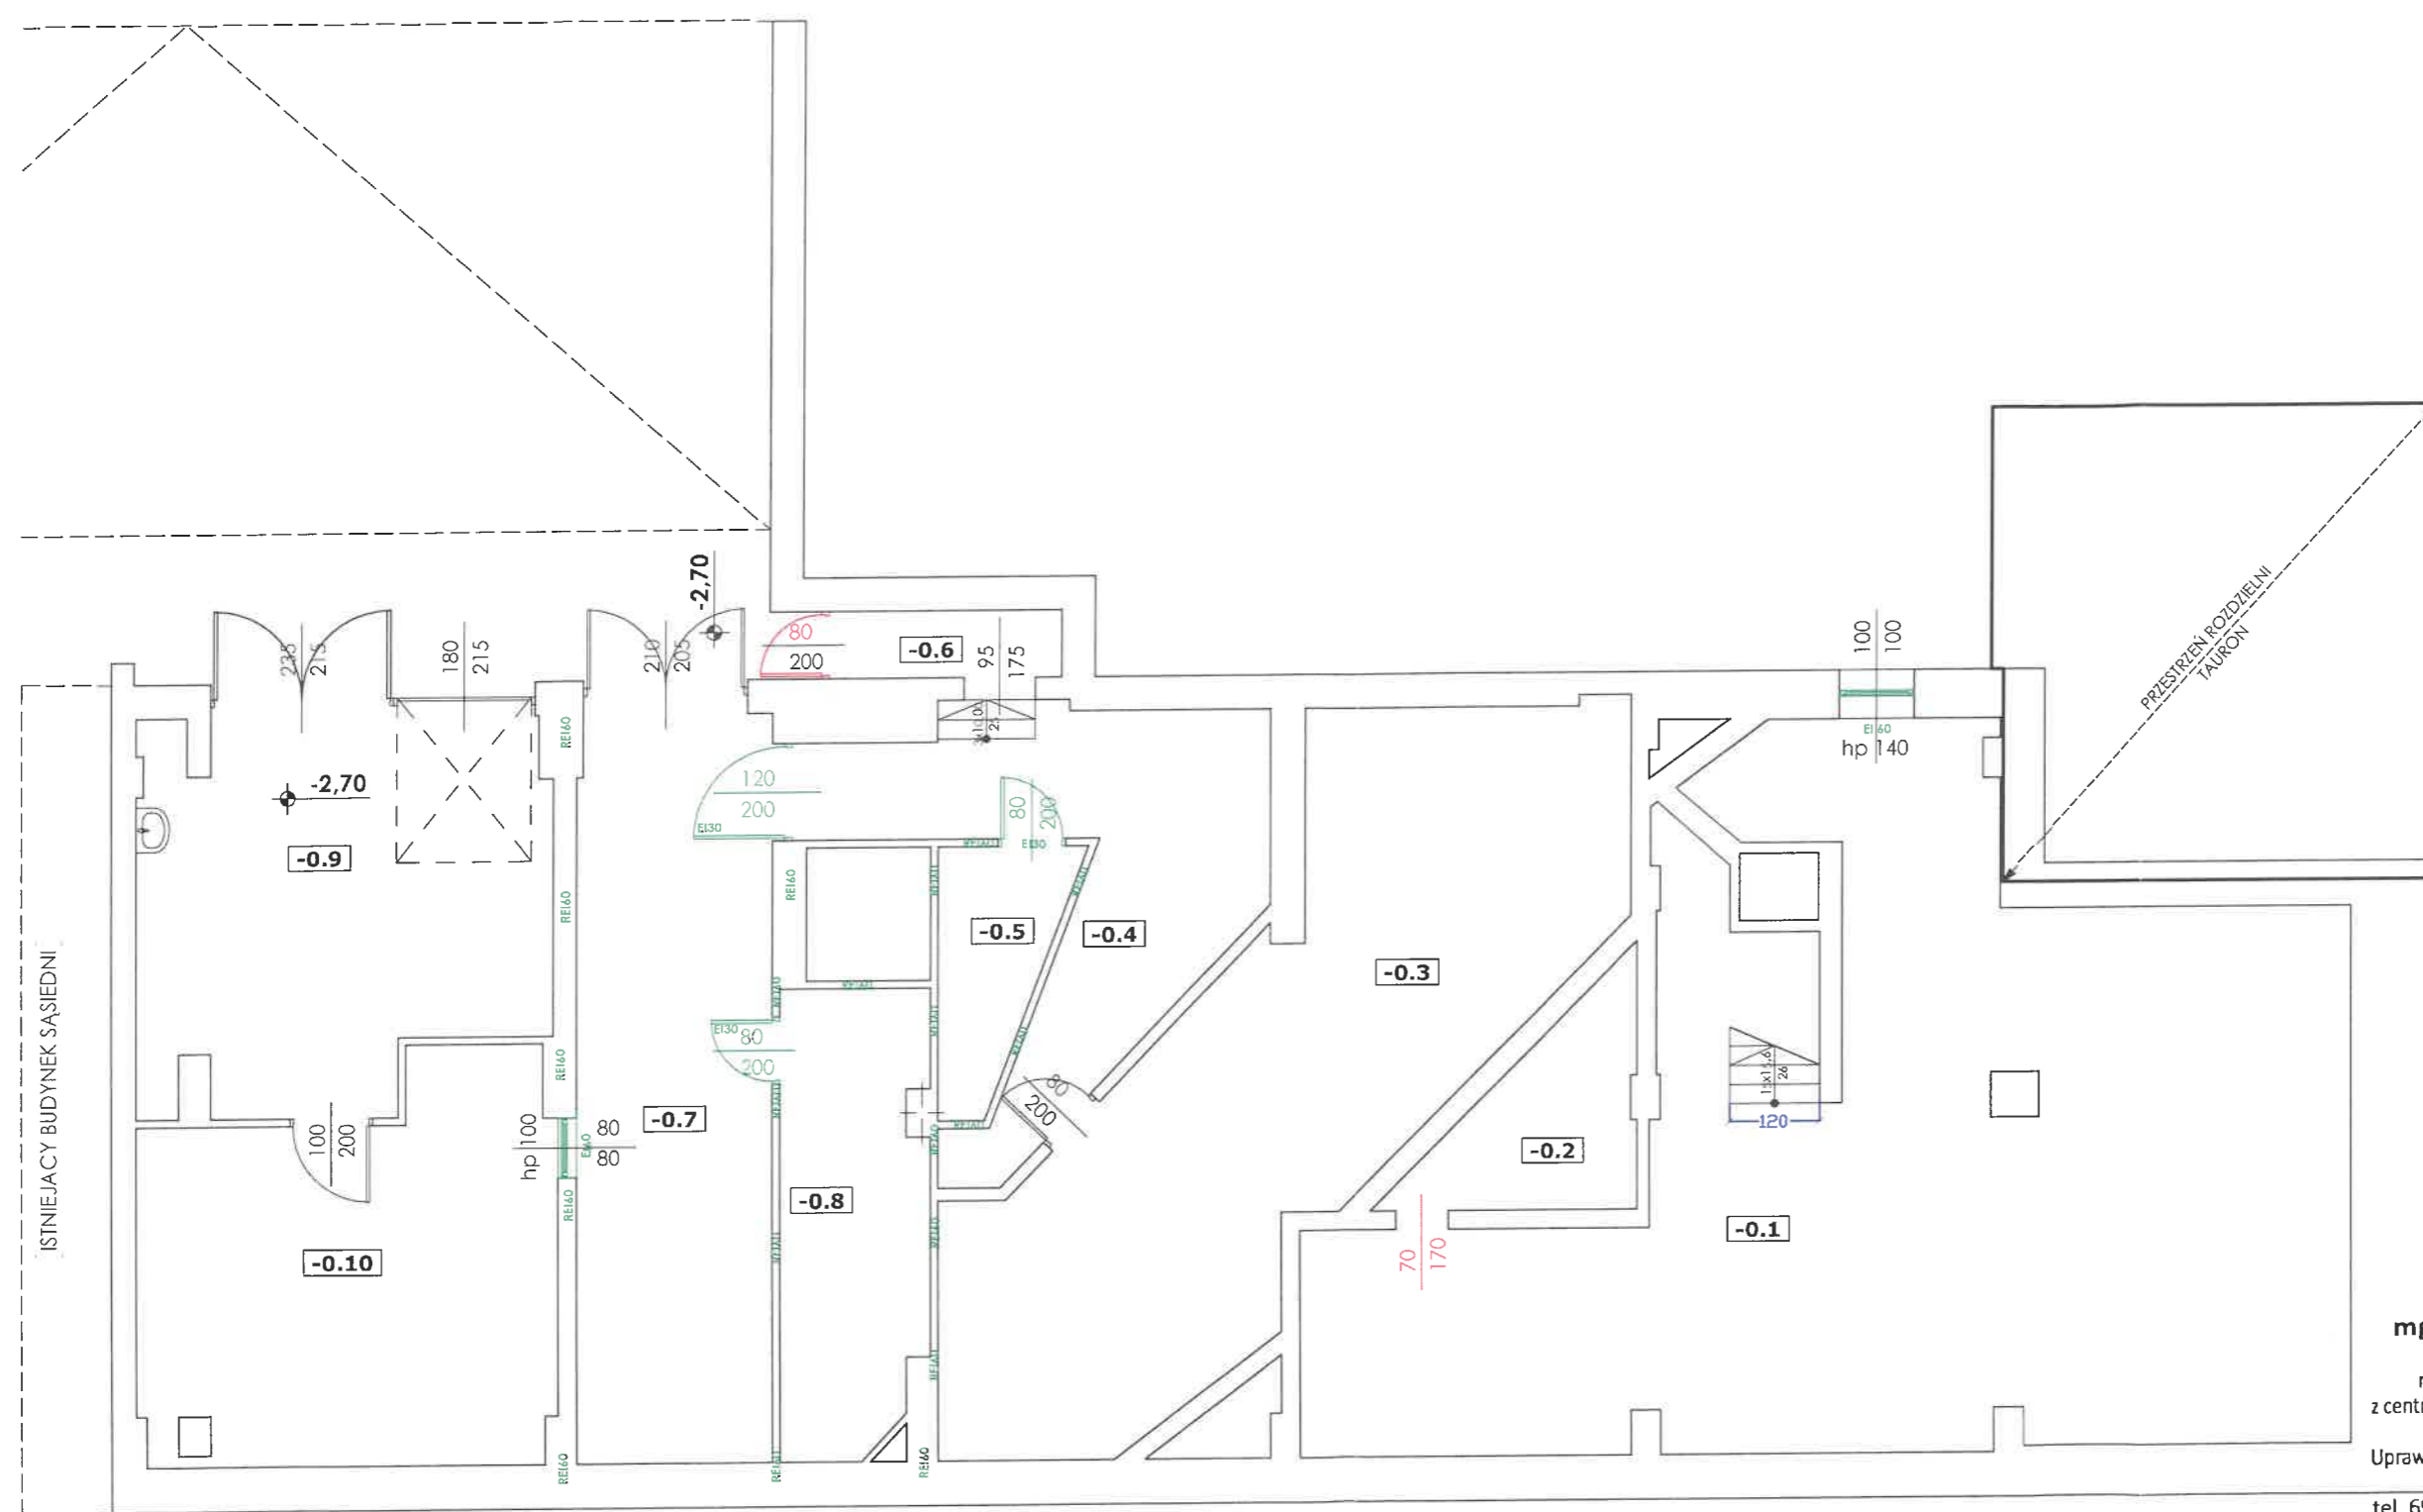

mgr inż. bud. ląd. **MARIAN FLOREK**
RZECZOZNAWCA BUDOWLANY
na terytorium Rzeczypospolitej Polskiej
z centr. rejestru GUNB W-wa oraz Wojewody Małopolskiego
RZECZOZNAWCA PZITB W-wa
Uprawnienia bud. do proj. i wyk. bez ograniczeń Nr 353/66
30-526 Kraków, ul. Czyżówka 41
tel. 692-425-781, 12 423-60-66 zlflorek@interia.pl

Nr	Nazwa pomieszczenia	Rodzaj posadzki	Powierzchnia
-0.1	POM. GOSP.	BETONOWA	86,92
-0.2	POM. GOSP. II	BETONOWA	6,40
-0.3	POM. GOSP. III	BETONOWA	39,59
-0.4	MAGAZYN	BETONOWA	18,65
-0.5	HYDROFORNIA	BETONOWA	4,84
-0.6	POM. GOSP. IV	BETONOWA	1,40
-0.7	WENTYLATORNIA	PŁYTKI CERAMICZNE	19,52
-0.8	WĘŻEL CIEPLNY	PŁYTKI CERAMICZNE	11,98
-0.9	POM. AGREGATU	PŁYTKI CERAMICZNE	27,22
-0.10	POM. GOSP. V	PŁYTKI CERAMICZNE	14,85
-0.11	POM. GOSP. VI	PŁYTKI CERAMICZNE	29,28
RAZEM:			260,65 m²

Obiekt:	Izby Administracji Skarbowej w Krakowie al. Krasińskiego 11 b 31-111 Kraków	
Temat:	EKSPERTYZA TECHNICZNA: w trybie § 2 ust. 3a rozporządzenia MI z dnia 12.04.2002 roku (t.j. Dz. U. z 2019r. poz. 1065), § 1 ust. 2 rozporządzenia MSWiA z dnia 07.06.2010 roku (Dz. U. Nr 79 poz. 719)	
Opracowali:	mgr inż. Krzysztof Sołtys Rzecznik do spraw zabezpieczeń przeciwpożarowych, nr upr. 637/2015	ZABEZPIECZENIA PRZECIWPÓŻAROWE mgr inż. Krzysztof Sołtys nr upr. 637/2015
	mgr inż. Marian Florek Rzecznik budowlany, 73/98/R	
Nazwa rysunku:	Skala:	Nr rys.
Rzut piwnicy	1:100	2

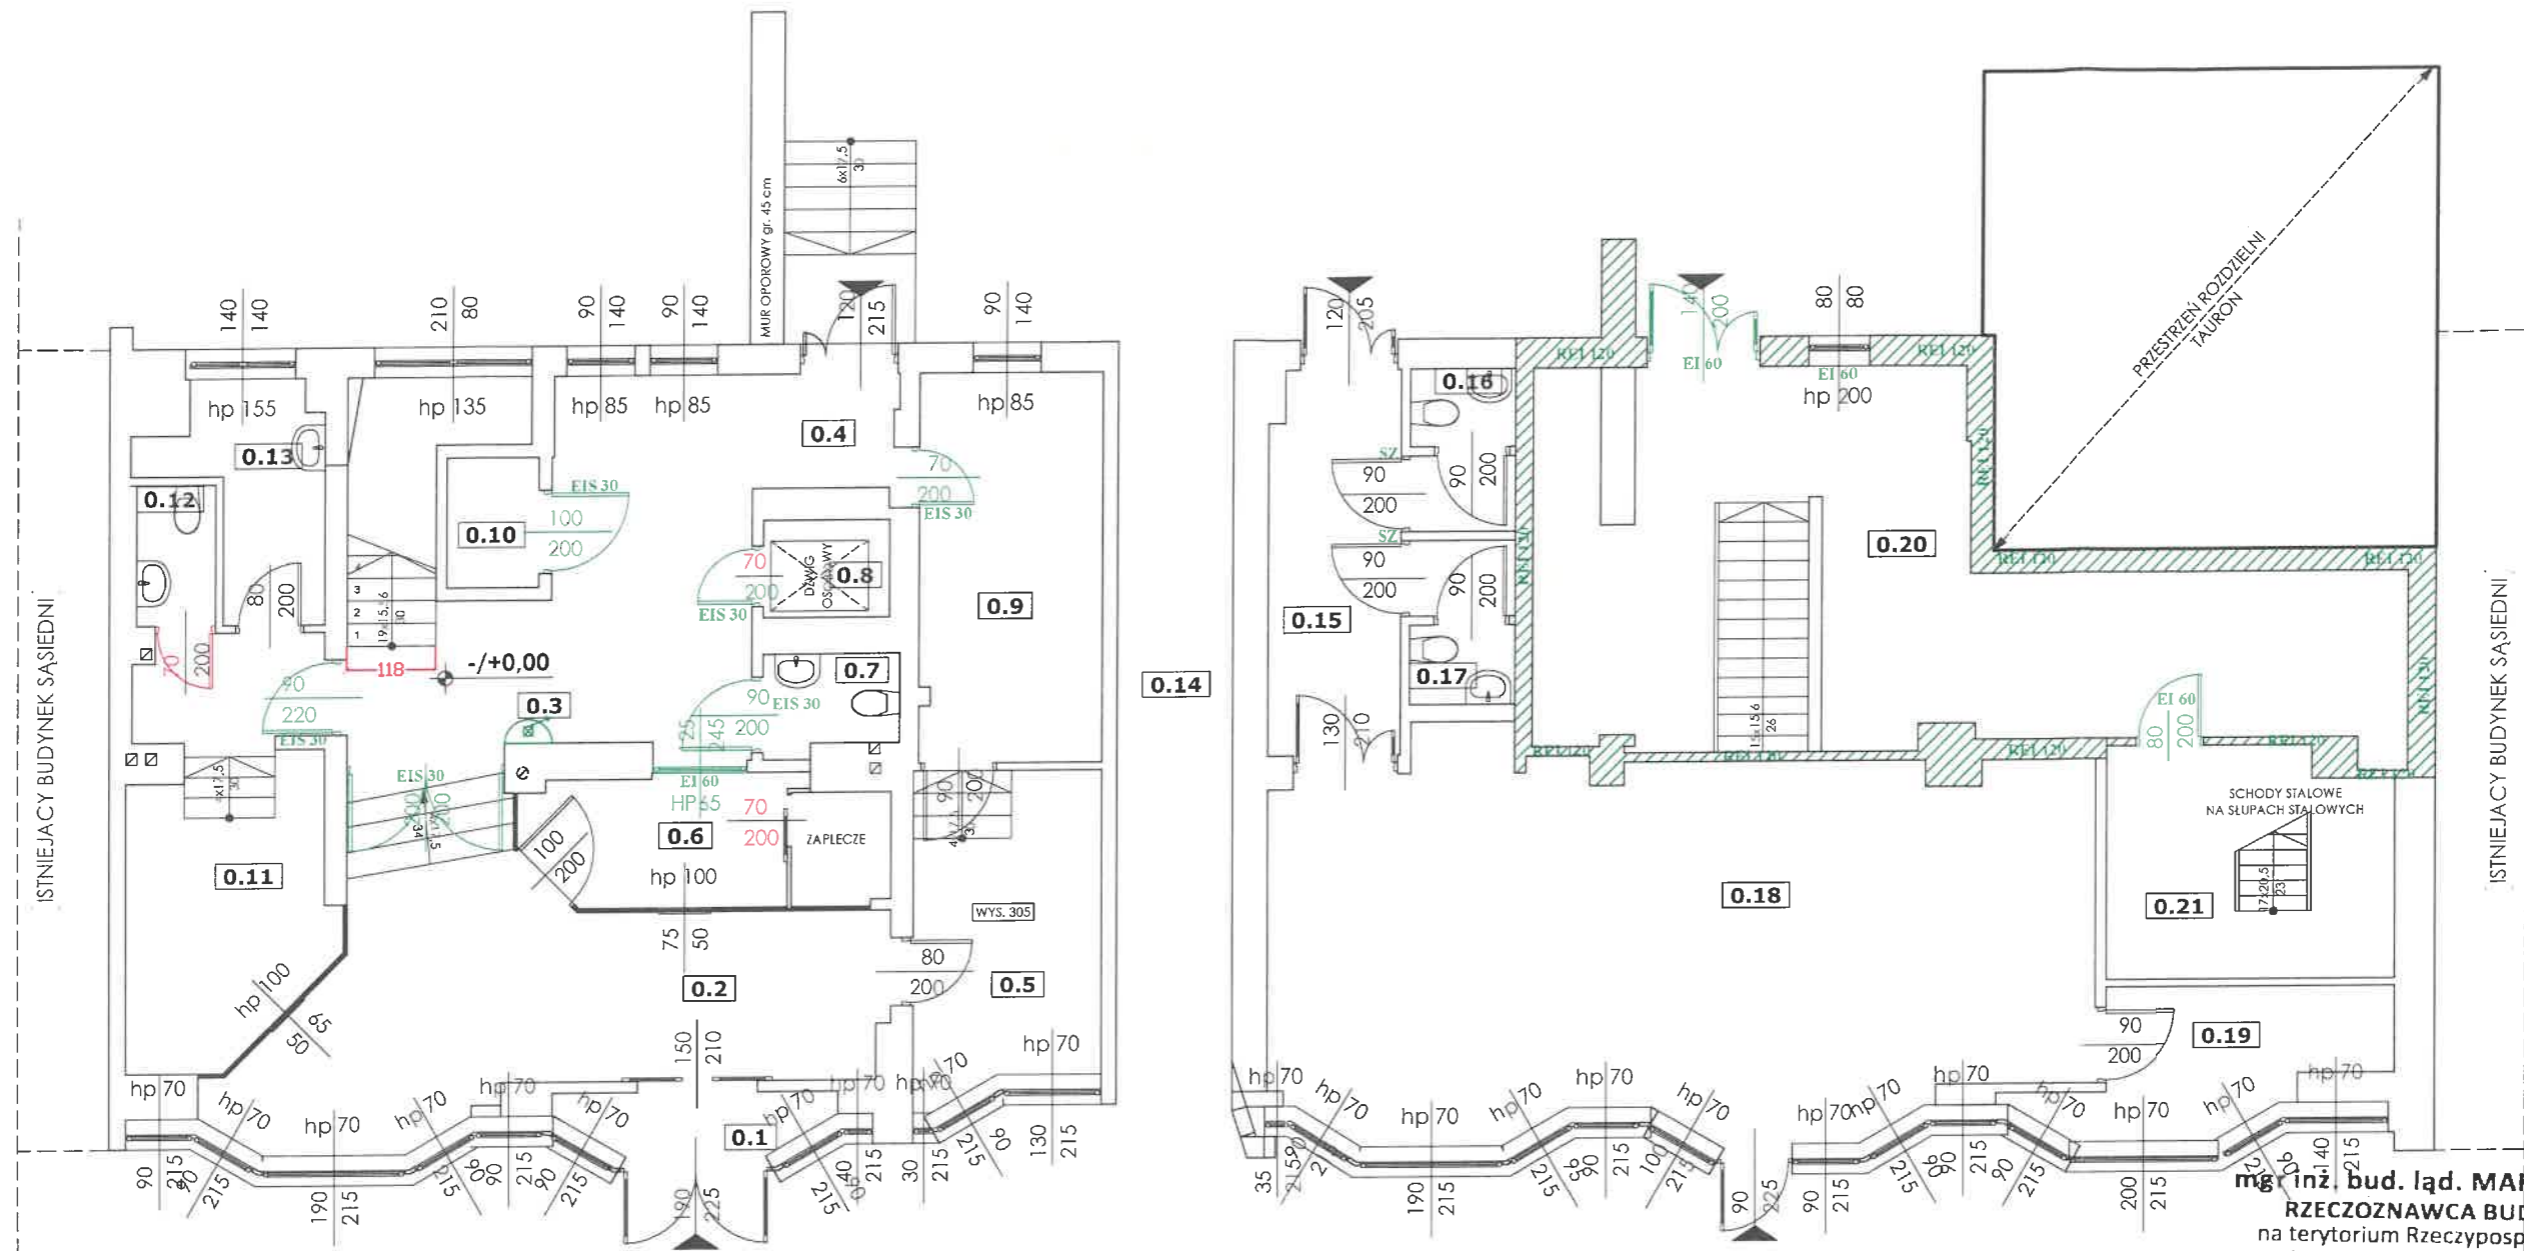


Nr	Nazwa pomieszczenia	Rodzaj posadzki	Powierzchnia
0.1	POW. WEJŚCIA	LASTRYKO	2,60
0.2	HOLL	LASTRYKO	26,06
0.3	KOMUNIKACJA	LASTRYKO	16,86
0.4	POW. WEJŚCIA II	LASTRYKO	3,77
0.5	Zaplecze	PCV	10,44
0.6	PORTIERNIA	LASTRYKO	7,97
0.7	WC OGÓL.	PŁYTKI CERAMICZNE	2,30
0.8	WINDA		1,21
0.9	Zaplecze	PCV	12,50
0.10	POM. GOSP.	LASTRYKO	1,07
0.11	DZIENNIK PODAWCZY	WYKŁADZINA	13,93
0.12	WC OGÓL.	PŁYTKI CERAMICZNE	1,95
0.13	SEKRETARIAT	PCV	5,28
0.14	PRZEJŚCIE MIĘDZY BUDYNKAMI	BETONOWA	15,47
0.15	KORYTARZ	PŁYTKI CERAMICZNE	8,92
0.16	WC MĘSKIE	PŁYTKI CERAMICZNE	2,96
0.17	WC DAMSKIE	PŁYTKI CERAMICZNE	3,00
0.18	SALA KONFERENCYJNA	WYKŁADZINA	52,26
0.19	SCHOWEK	WYKŁADZINA	7,05
0.20	POM. GOSP.	BETONOWA	36,78
0.21	POM. GOSP.	BETONOWA	9,36
RAZEM:			241,74 m²

mgr inż. bud. ląd. **MARIAN FLOREK**
RZECZOZNAWCA BUDOWLANY
na terytorium Rzeczypospolitej Polskiej
z centr. rejestru GUNB W-wa oraz Wojewody Małopolskiego
RZECZOZNAWCA PZITB W-wa
Uprawnienia bud. do proj. i wyk. bez ograniczeń Nr 353/66
30-526 Kraków, ul. Czyżówka 41
tel. 692-425-781, 12 423-60-66 zlflorek@interia.pl

LEGENDA:
 Hydrant 25
 Samozamykacz

**Komenda Wojewódzka
Państwowej Straży Pożarnej
w Krakowie
Wydział Kontrolno-Rozpoznawczy**

Obiekt:	Izby Administracji Skarbowej w Krakowie al. Krasińskiego 11 b 31-111 Kraków	
Temat:	EKSPERTYZA TECHNICZNA: w trybie § 2 ust. 3a rozporządzenia MI z dnia 12.04.2002 roku (t.j. Dz. U. z 2019r. poz. 1065), § 1 ust. 2 rozporządzenia MSWiA z dnia 07.06.2010 roku (Dz. U. Nr 79 poz. 719)	
Opracowali:	mgr inż. Krzysztof Soltys Rzecznik do spraw zabezpieczeń przeciwpożarowych, nr upr. 637/2015	<i>(Signature)</i> RZECZOZNAWCA DO SPRAW ZABEZPIECZEŃ PRZECIWPÓŻAROWYCH mgr inż. Krzysztof Soltys nr upr. 637/2015
	mgr inż. Marian Florek Rzecznik budowlany, 73/98/R	<i>(Signature)</i>
Nazwa rysunku:	Rzut parteru	Skala: 1:100 Nr rys. 3

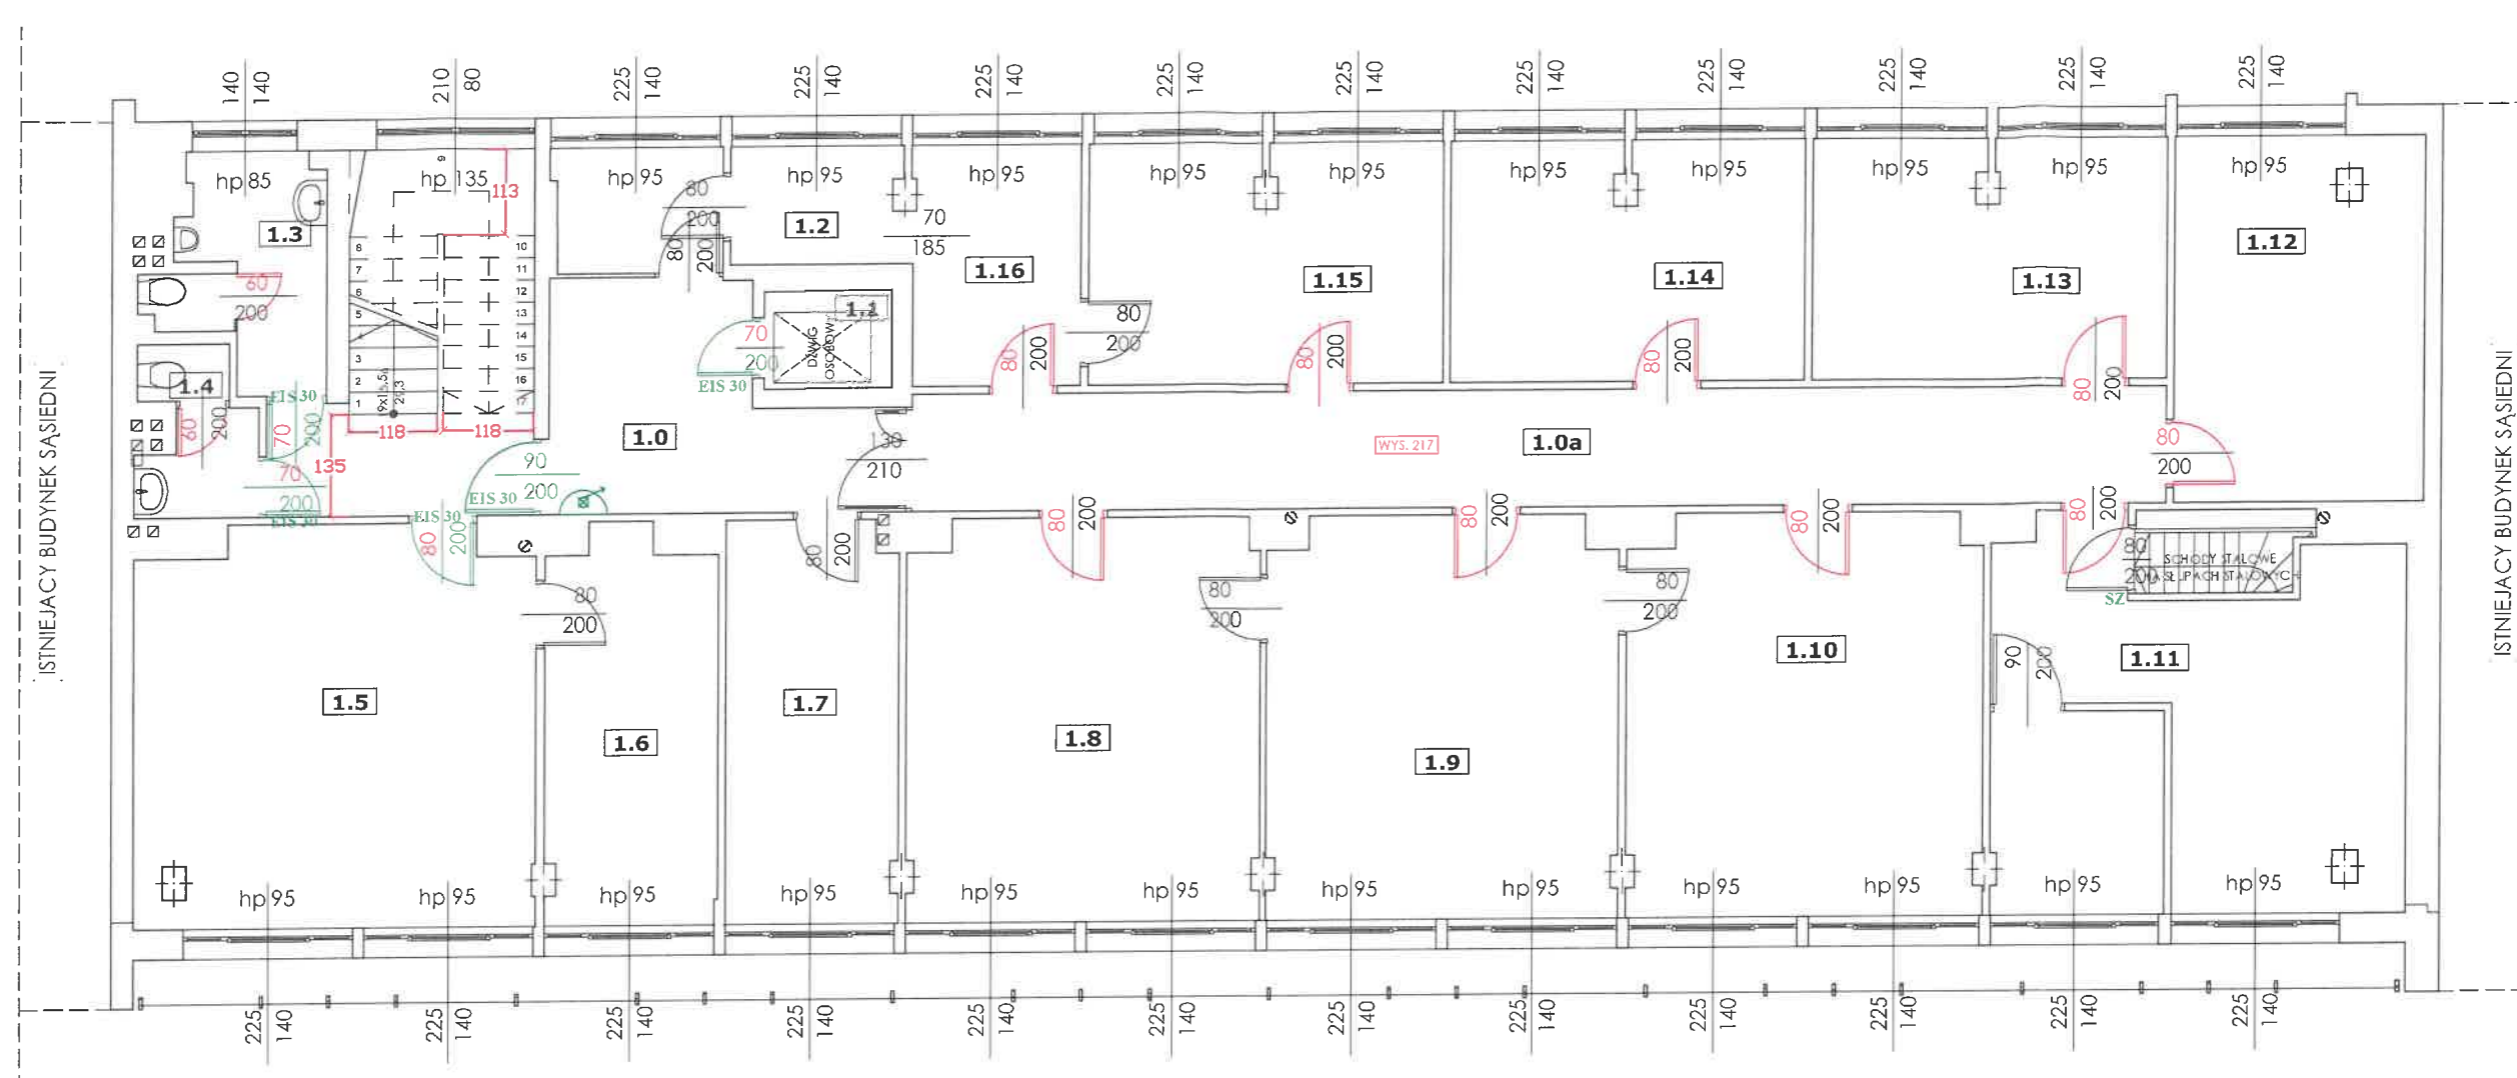


Nr	Nazwa pomieszczenia	Rodzaj posadzki	Powierzchnia	Nr	Nazwa pomieszczenia	Rodzaj posadzki	Powierzchnia
1.0	KOMUNIKACJA	PCV	29,21	1.10	Pierwszy Dział Zarządzania i Administracji Nieruchomościami ILN -1	WYKŁADZINA	24,75
1.0a	KOMUNIKACJA II	PCV	25,84	1.11	POM. BIUROWE	WYKŁADZINA	27,35
1.1	WINDA		1,21	1.12	Drugi Dział Zarządzania i Administracji Nieruchomościami ILN -2	WYKŁADZINA	15,96
1.2	KANTOREK	PCV	3,52	1.13	Pierwszy Dział Zarządzania i Administracji Nieruchomościami ILN -1	WYKŁADZINA	14,92
1.3	WC MĘSKIE	PŁYTKI CERAMICZNE	5,83	1.14	IWW Dział Kontroli Wewnętrznej	WYKŁADZINA	14,86
1.4	WC DAMSKIE	PŁYTKI CERAMICZNE	3,05	1.15	Pierwszy Dział Zarządzania i Administracji Nieruchomościami ILN -1	WYKŁADZINA	14,92
1.5	IWW-Dział Kontroli W-wewnętrznej	WYKŁADZINA	27,55	1.16	Pierwszy Dział Zarządzania i Administracji Nieruchomościami ILN -1	WYKŁADZINA	7,12
1.6	IWW-Dział Kontroli W-wewnętrznej	WYKŁADZINA	11,62				
1.7	Drugi Dział Zarządzania i Administracji Nieruchomościami ILN -2	WYKŁADZINA	12,12				
1.8	IWW-Dział Kontroli Wewnętrznej	WYKŁADZINA	24,71				
1.9	IWW-Dział Kontroli Wewnętrznej	WYKŁADZINA	24,47				
			RAZEM:				289,01 m²

mgr inż. bud. ląd. MARIAN FLOREK
RZECZOZNAWCA BUDOWLANY
na terytorium Rzeczypospolitej Polskiej
z centr. rejestru GUNB W-wa oraz Wojewody Małopolskiego
RZECZOZNAWCA PZITB W-wa
Uprawnienia bud. do proj. i wyk. bez ograniczeń Nr 353/66
30-526 Kraków, ul. Czyżówka 41
tel. 692-425-781, 12 423-60-66 zlflorek@interia.pl

LEGENDA:
 Hydrant 25
 SZ Samozamykacz

Komenda Wojewódzka Państwowej Straży Pożarnej w Krakowie
Wydział Kontrolno-Rozpoznawczy

Objekt:	Izby Administracji Skarbowej w Krakowie al. Krasińskiego 11 b 31-111 Kraków	
Temat:	EKSPERTYZA TECHNICZNA: w trybie § 2 ust. 3a rozporządzenia MI z dnia 12.04.2002 roku (t.j. Dz. U. z 2019r. poz. 1065), § 1 ust. 2 rozporządzenia MSWiA z dnia 07.06.2010 roku (Dz. U. Nr 79 poz. 719)	
Opracowali:	mgr inż. Krzysztof Soltys Rzecznik do spraw zabezpieczeń przeciwpożarowych, nr upr. 637/2015	ZABEZPIECZENIE PRZECIWPÓŻAROWE mgr inż. Krzysztof Soltys nr upr. 637/2015
	mgr inż. Marian Florek Rzecznik budowlany, 73/98/R	
Nazwa rysunku:	Rzut I piętra	Skala: 1:100 Nr rys. 4

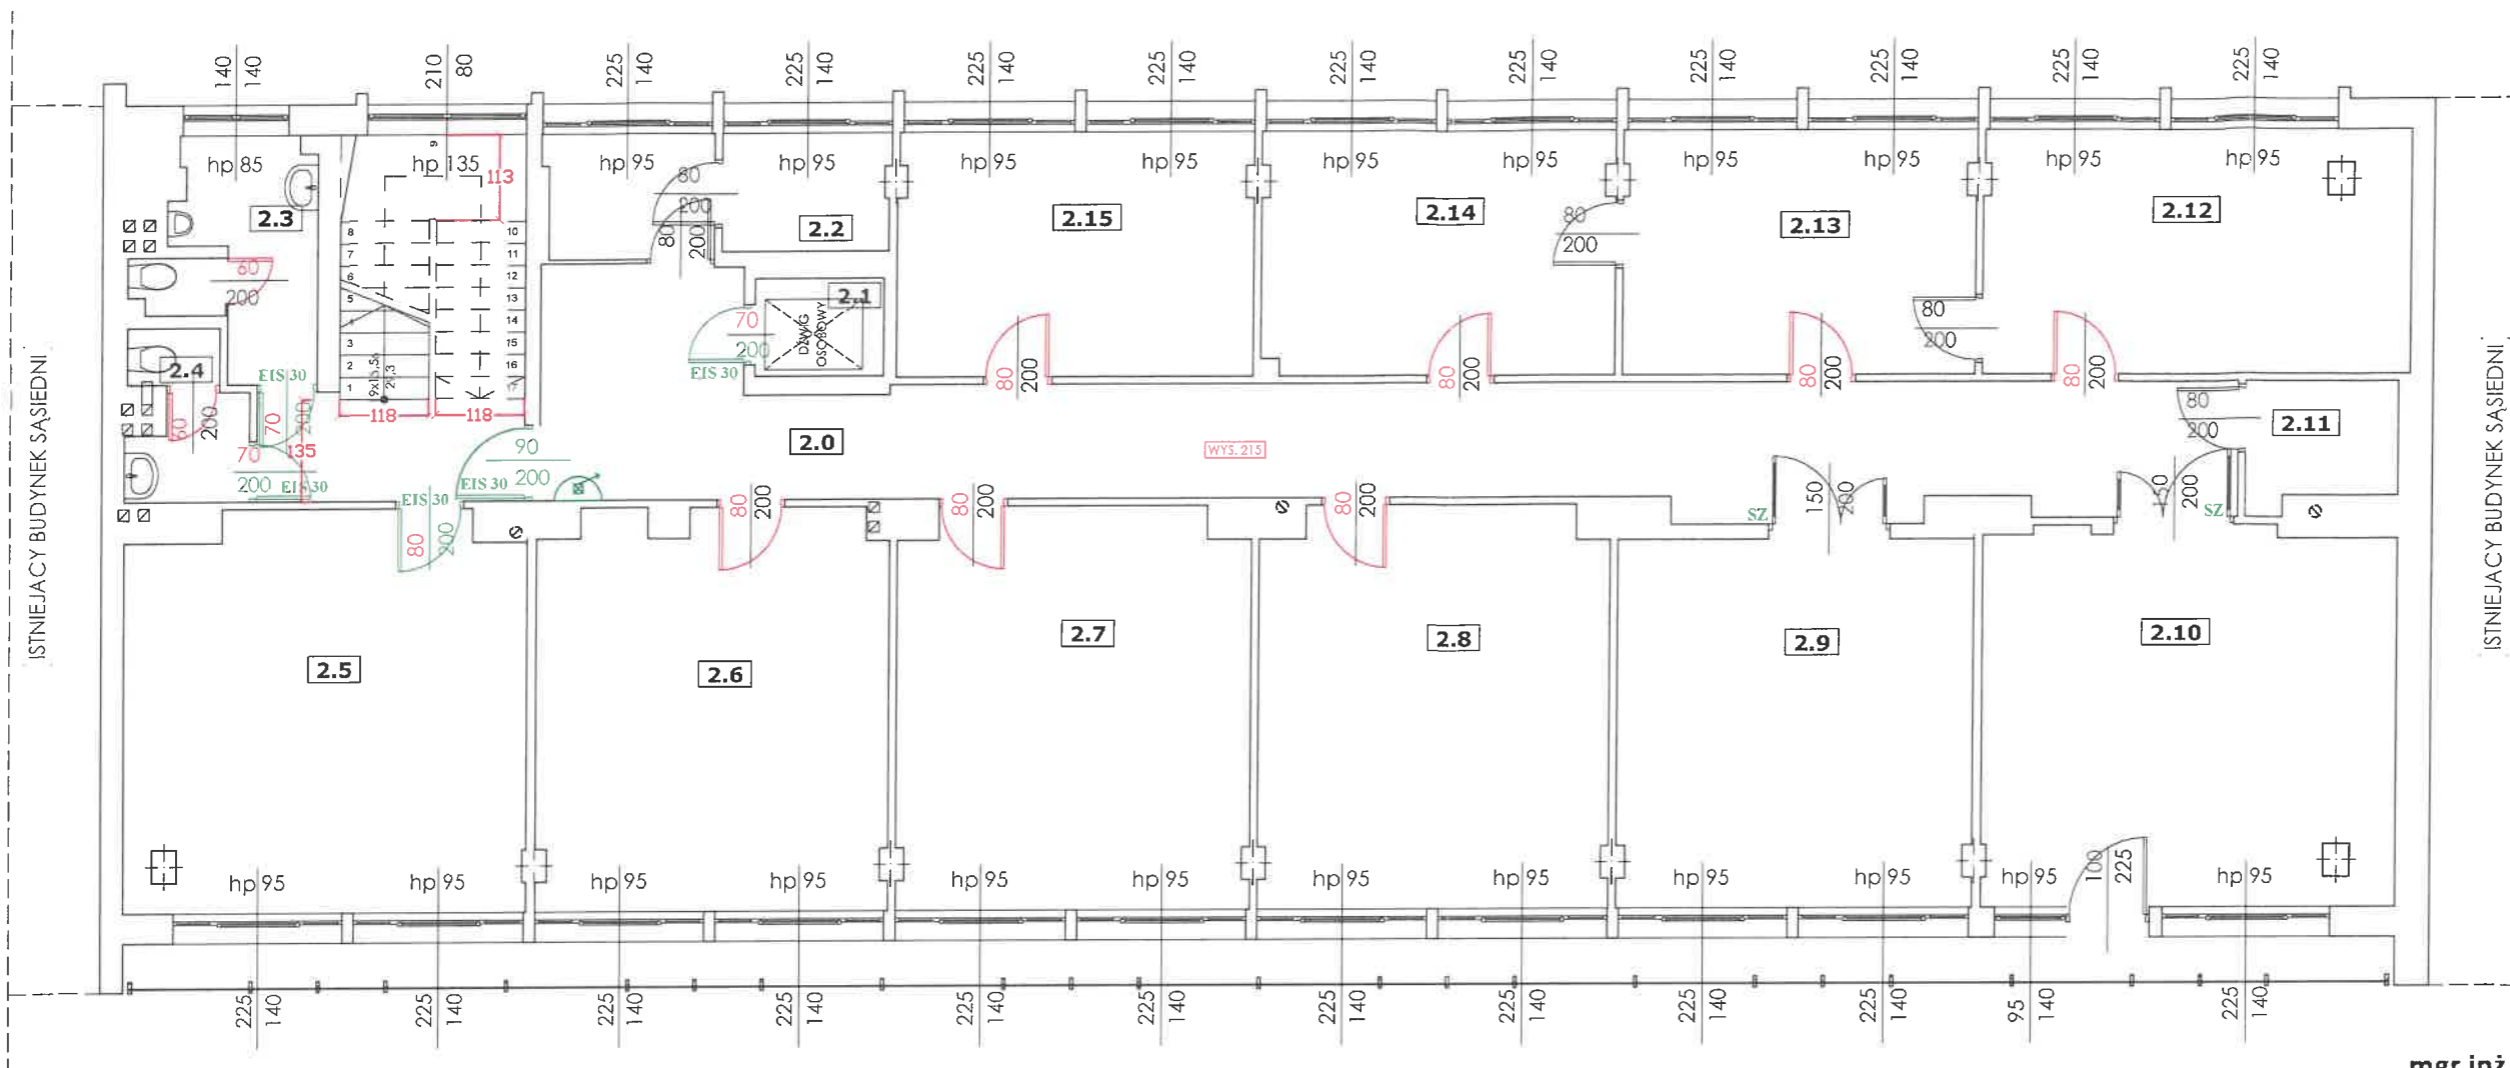

Nr	Nazwa pomieszczenia	Rodzaj posadzki	Powierzchnia
2.0	KOMUNIKACJA	PCV	58,17
2.1	WINDA		1,21
2.2	KANTOREK	PCV	3,48
2.3	WC MĘSKIE	PŁYTKI CERAMICZNE	5,84
2.4	WC DAMSKIE	PŁYTKI CERAMICZNE	3,08
2.5	ILL-1 Pierwszy Dział Logistyki /ILL-4 Czwarty Dział Logistyki	WYKŁADZINA	27,55
2.6	ILL-3 Trzeci Referat Logistyki	WYKŁADZINA	24,43
2.7	ILL-1 Pierwszy Dział Logistyki /ILL-3 Trzeci Dział Logistyki	WYKŁADZINA	24,53
2.8	ILL-1 Pierwszy Dział Logistyki	WYKŁADZINA	24,35
2.9	ILL-1 Pierwszy Dział Logistyki	WYKŁADZINA	22,98
2.10	POM. BIUROWE	WYKŁADZINA	27,34
2.11	SCHOWEK	PŁYTKI CERAMICZNE	3,23
2.12	ILN-2 Drugi dział Zarządzania i Administrowania Nieruchomościami	WYKŁADZINA	18,27
2.13	Czwarty Dział Logistyki (ILL-4)	WYKŁADZINA	15,10
2.14	Wydział Logistyki i Zamówień Publicznych (ILL)	WYKŁADZINA	15,07
2.15	ILL-1 Pierwszy Dział Logistyki /ILL-3 Trzeci Referat Logistyki	WYKŁADZINA	15,21
			289,84 m²

mgr inż. bud. ląd. MARIAN FLOREK
RZECZOZNAWCA BUDOWLANY
na terytorium Rzeczypospolitej Polskiej
z centr. rejestru GUNB W-wa oraz Wojewody Małopolskiego
RZECZOZNAWCA PZITB W-wa
Uprawnienia bud. do proj. i wyk. bez ograniczeń Nr 353/66
30-526 Kraków, ul. Czyżówka 41
tel. 692-425-781, 12 423-60-66 zlflorek@interia.pl


LEGENDA:

Hydrant 25

Samoamykacz

**Komenda Wojewódzka
Państwowej Straży Pożarnej
w Krakowie
Wydział Kontrolno-Rozpoznawczy**

Objekt:	Izby Administracji Skarbowej w Krakowie al. Krasieńskiego 11 b 31-111 Kraków		
Temat:	EKSPERTYZA TECHNICZNA: w trybie § 2 ust. 3a rozporządzenia MI z dnia 12.04.2002 roku (t.j. Dz. U. z 2019r. poz. 1065), § 1 ust. 2 rozporządzenia MSWiA z dnia 07.06.2010 roku (Dz. U. Nr 79 poz. 719)		
Opracowali:	mgr inż. Krzysztof Soltys Rzecznik do spraw zabezpieczeń przeciwpożarowych, nr upr. 637/2015	RZECZOZNAWCA DO SPRAW ZABEZPIECZEŃ PRZECIWPÓŻAROWYCH mgr inż. Krzysztof Soltys nr upr. 637/2015	
	mgr inż. Marian Florek Rzecznik budowlany, 73/98/R		
Nazwa rysunku:	Skala:	Nr rys.	
Rzut II piętra	1:100	5	

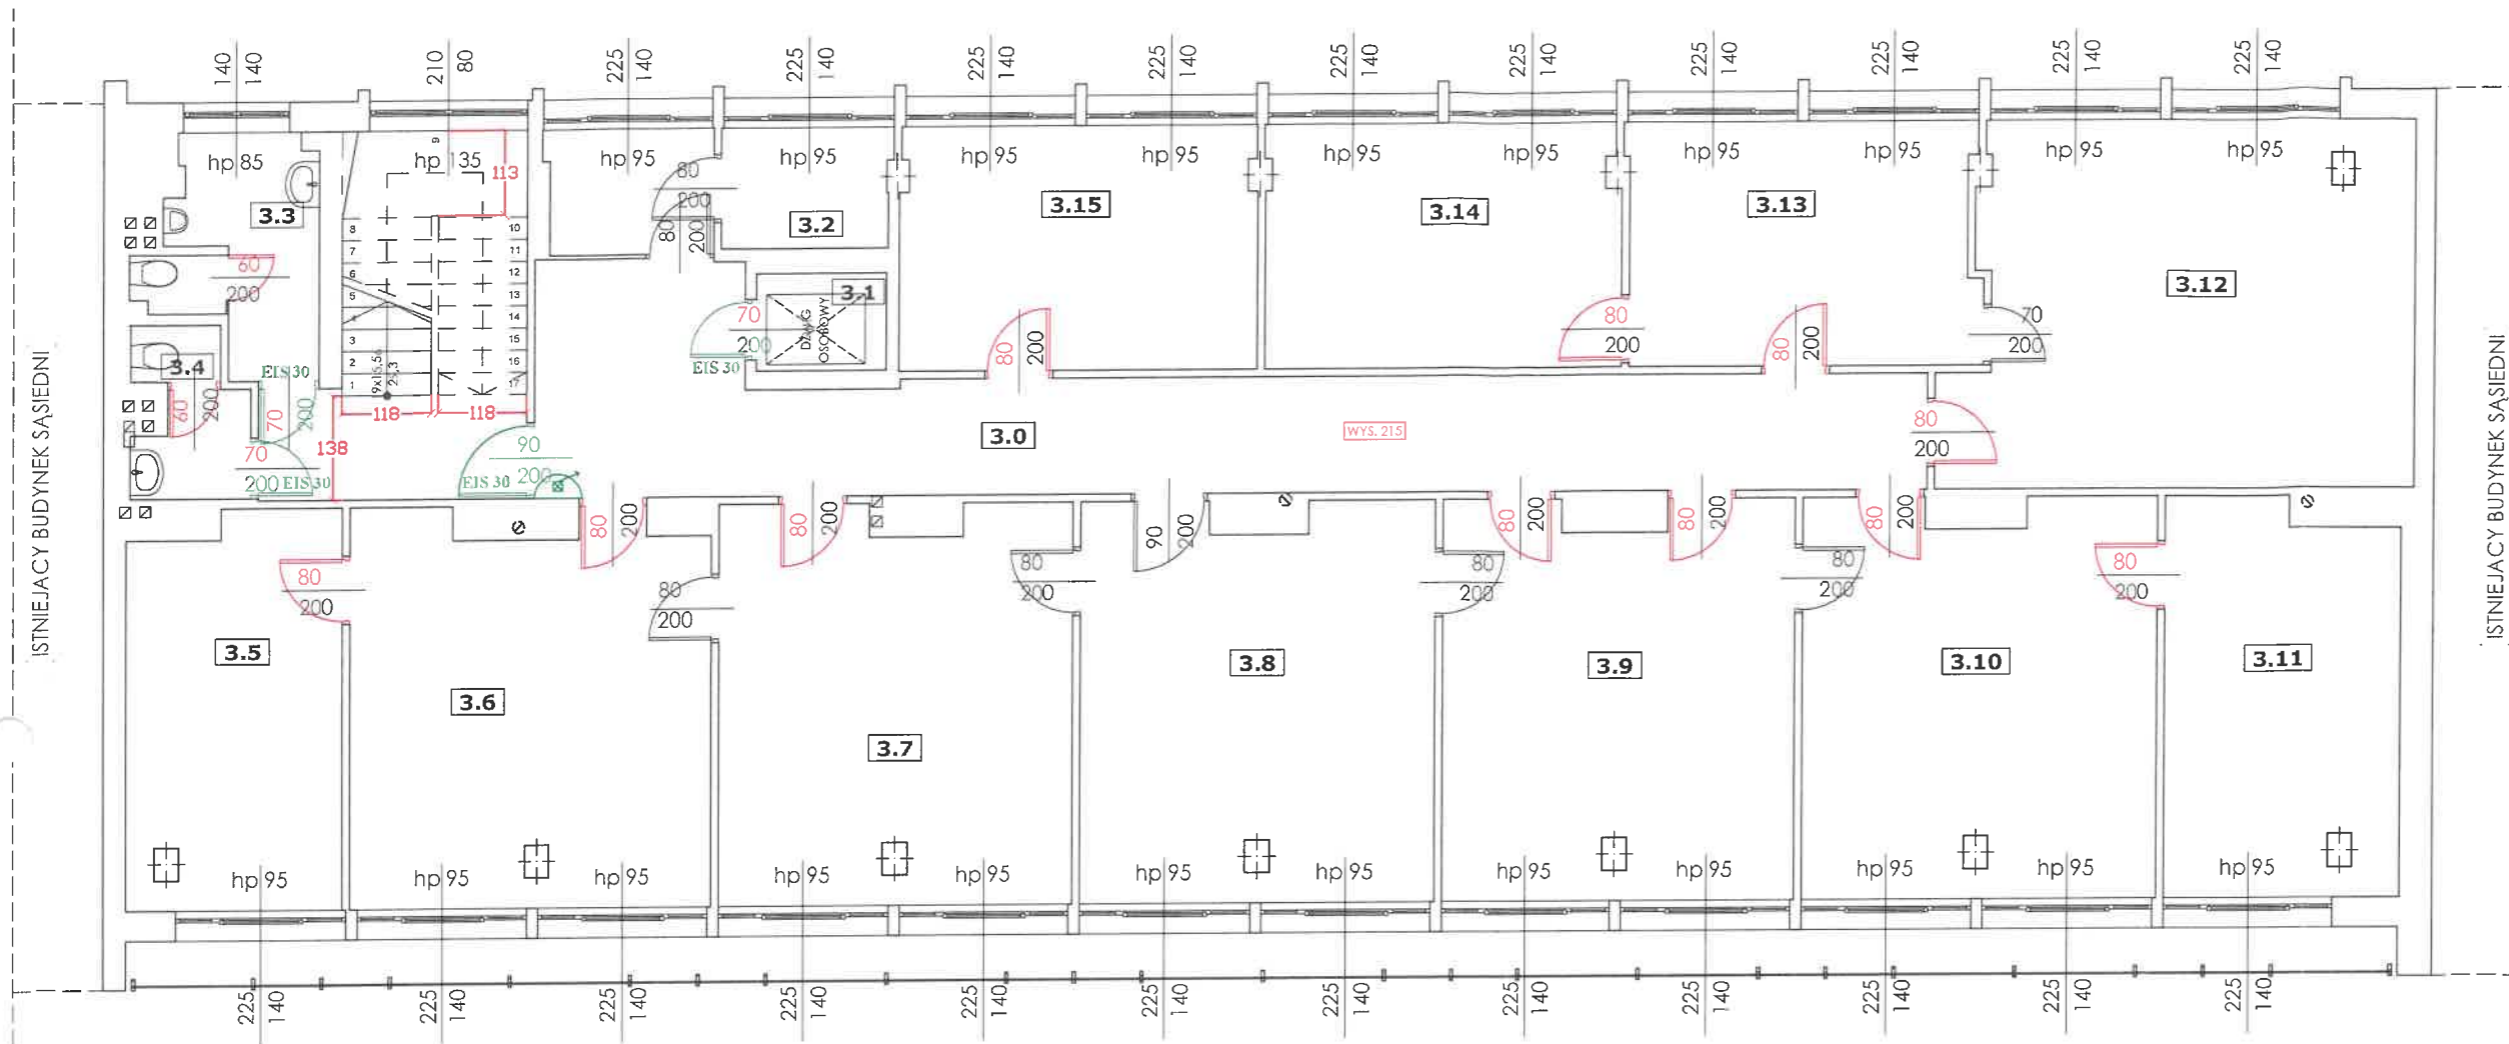

mgr inż. bud. ląd. MARIAN FLOREK
RZECZOZNAWCA BUDOWLANY
 na terytorium Rzeczypospolitej Polskiej
 z centr. rejestru GUNB W-wa oraz Wojewody Małopolskiego
RZECZOZNAWCA PZITB W-wa
 Uprawnienia bud. do proj. i wyk. bez ograniczeń Nr 353/66
 30-526 Kraków, ul. Czyżówka 41
 tel. 692-425-781, 12 423-60-66 zlflorek@interia.pl


LEGENDA:

	Hydrant 25
	Samozamykacz

Komenda Wojewódzka
Państwowej Straży Pożarnej
w Krakowie
Wydział Kontrolno-Rozpoznawczy

Nr	Nazwa pomieszczenia	Rodzaj posadzki	Powierzchnia	Nr	Nazwa pomieszczenia	Rodzaj posadzki	Powierzchnia
3.0	KOMUNIKACJA	PCV	50,49	3.10	Referat Wsparcia w Obszarze Wywozu (IKC-3)	WYKŁADZINA	24,29
3.1	WINDA		1,21	3.11	Referat Wsparcia w Obszarze Wywozu (IKC-3)	WYKŁADZINA	15,98
3.2	KANTOREK	PCV	3,55	3.12	Referat Wsparcia w Obszarze Przywozu (IKC-4)	WYKŁADZINA	28,78
3.3	WC MĘSKIE	PŁYTKI CERAMICZNE	5,97	3.13	Wydział-Centrum Kompetencyjnego Wsparcie Departamentu Właściwego ds. Ceł (IKC)	WYKŁADZINA	14,61
3.4	WC DAMSKIE	PŁYTKI CERAMICZNE	2,99	3.14	Wielosobowe Stanowisko Wsparcia i Koordynacji Centrum Kompetencyjnego IKC (IKC-5)	WYKŁADZINA	15,26
3.5	Referat Wsparcia w Obszarze Należności Niepodatkowanych IKP -3	WYKŁADZINA	14,60	3.15	Wydział-Centrum Kompetencyjne Wsparcie Departamentów Właściwych ds. Poboru Podatków, Budżetu, Logistyki i Kadr (IKP)	WYKŁADZINA	15,26
3.6	Referat Wsparcia w Obszarze Należności Niepodatkowanych IKP -3	WYKŁADZINA	23,92				
3.7	Wielosobowe Stanowisko Wsparcia i Kompetencji Centrum Kompetencyjnego IKP (IKP-5)	WYKŁADZINA	24,30				
3.8	Referat Krajowego i Międzynarodowego Wsparcia w Przywozie i Wywozie (IKC-2)	WYKŁADZINA	24,27				
3.9	Referat Wsparcia w Obszarze Wywozu (IKC-3)	WYKŁADZINA	24,24				
							289,72 m²

Objekt:	Izby Administracji Skarbowej w Krakowie al. Krasińskiego 11 b 31-111 Kraków	
Temat:	EKSPERTYZA TECHNICZNA: w trybie § 2 ust. 3a rozporządzenia MI z dnia 12.04.2002 roku (t.j. Dz. U. z 2019r. poz. 1065), § 1 ust. 2 rozporządzenia MSWiA z dnia 07.06.2010 roku (Dz. U. Nr 79 poz. 719)	
Opracowali:	mgr inż. Krzysztof Sołtys Rzecznik do spraw zabezpieczeń przeciwpożarowych, nr upr. 637/2015	RZECZOZNAWCA DO SPRAW ZABEZPIECZEŃ PRZECIWPÓŻAROWYCH mgr inż. Krzysztof Sołtys nr upr. 637/2015
	mgr inż. Marian Florek Rzecznik budowlany, 73/98/R	
Nazwa rysunku:	Rzut III piętra	Skala: 1:100
		Nr rys. 6

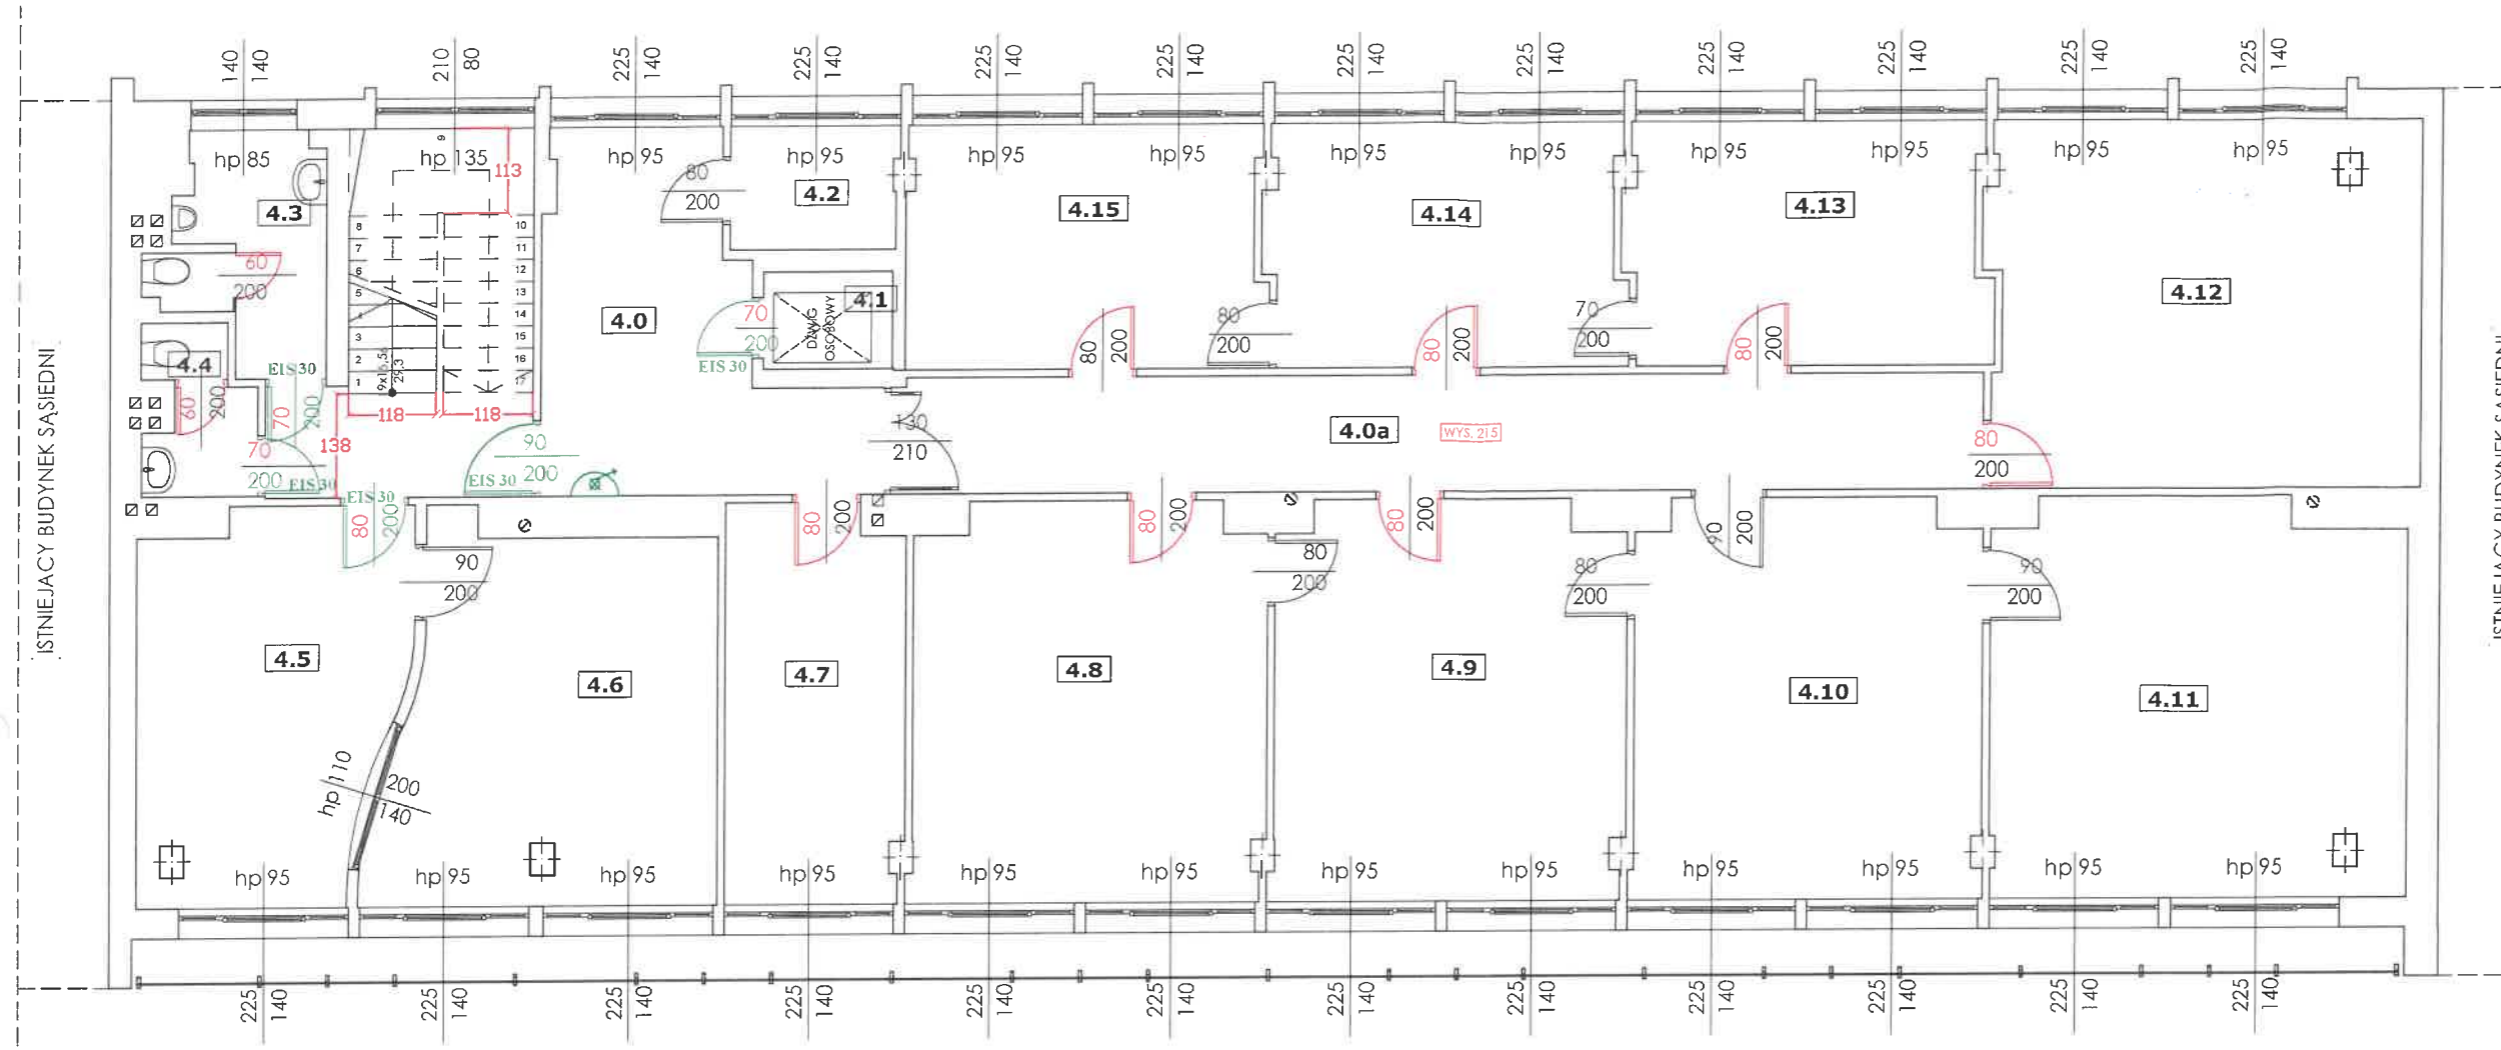

Nr	Nazwa pomieszczenia	Rodzaj posadzki	Powierzchnia
4.0	KOMUNIKACJA	PCV	29,08
4.0a	KOMUNIKACJA	PCV	22,30
4.1	WINDA		1,21
4.2	KANTOREK	PCV	3,62
4.3	WC MĘSKIE	PŁYTKI CERAMICZNE	5,87
4.4	WC DAMSKIE	PŁYTKI CERAMICZNE	2,99
4.5	Wydział Informatyki	WYKŁADZINA	17,17
4.6	Wydział Informatyki	WYKŁADZINA	20,80
4.7	Wydział Informatyki	WYKŁADZINA	12,36
4.8	Referat Krajowego i Międzynarodowego Wsparcia w Przywozie i Wywozie (IKC-2)	WYKŁADZINA	24,31
4.9	Dział Systemów Centralnych (IIC)	WYKŁADZINA	24,20
4.10	Dział Systemów Centralnych (IIC)	WYKŁADZINA	24,08
4.11	Dział Systemów Centralnych (IIC)	WYKŁADZINA	28,39
4.12	Wydział Informatyki	WYKŁADZINA	27,70
4.13	Wydział Informatyki	WYKŁADZINA	15,17
4.14	IIW-5 Piąty Dział Wsparcia Informatycznego, Infrastruktury Sieciowej i Serwerowej oraz Bezpieczeństwa i Licencji	WYKŁADZINA	15,04
4.15	Wydział Informatyki	WYKŁADZINA	15,19
			289,48 m²


mgr inż. bud. ład. MARIAN FLOREK
RZECZOZNAWCA BUDOWLANY
na terytorium Rzeczypospolitej Polskiej
z centr. rejestru GUNB W-wa oraz Wojewody Małopolskiego
RZECZOZNAWCA PZITB W-wa
Uprawnienia bud. do proj. i wyk. bez ograniczeń Nr 353/66
30-526 Kraków, ul. Czyżówka 41
tel. 692-425-781, 12 423-60-66 zlflorek@interia.pl

LEGENDA:

	Hydrant 25
	Samozamykacz

**Komenda Wojewódzka
Państwowej Straży Pożarnej
w Krakowie
Wydział Kontrolno-Rozpoznawczy**

Obiekt:	Izby Administracji Skarbowej w Krakowie al. Krasińskiego 11 b 31-111 Kraków	
Temat:	EKSPERTYZA TECHNICZNA: w trybie § 2 ust. 3a rozporządzenia MI z dnia 12.04.2002 roku (t.j. Dz. U. z 2019r. poz. 1065), § 1 ust. 2 rozporządzenia MSWiA z dnia 07.06.2010 roku (Dz. U. Nr 79 poz. 719)	
Opracowali:	mgr inż. Krzysztof Sołtys Rzecznik do spraw zabezpieczeń przeciwpożarowych, nr upr. 637/2015	ZABEZPIECZENIE PRZECIWPÓŻAROWYCH mgr inż. Krzysztof Sołtys nr upr. 637/2015
	mgr inż. Marian Florek Rzecznik budowlany, 73/98/R	
Nazwa rysunku:	Skala:	Nr rys.
Rzut IV piętra	1:100	7

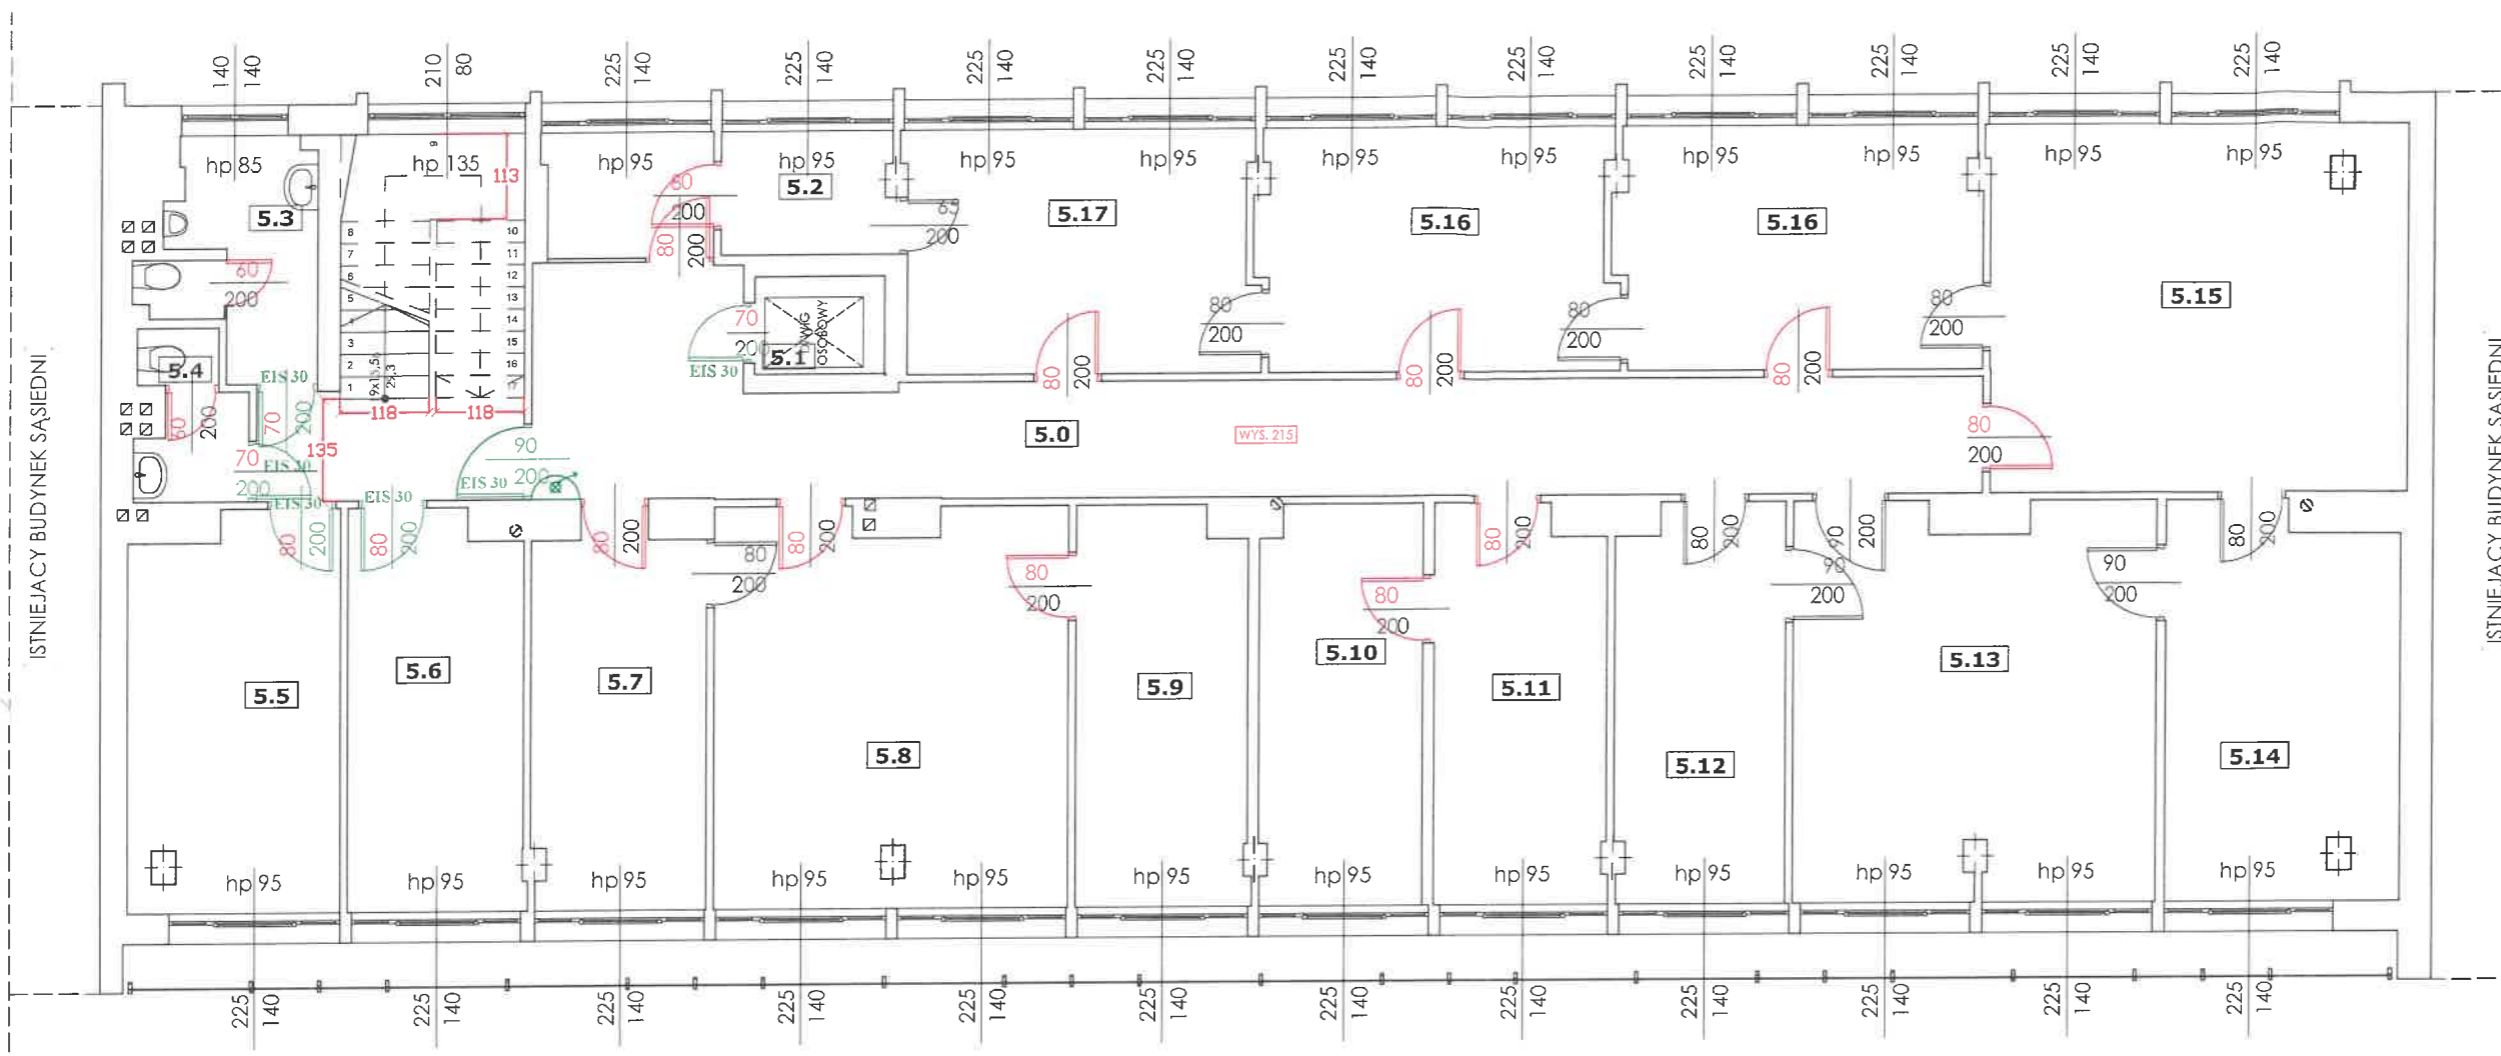


mgr inż. bud. ląd. **MARIAN FLOREK**
RZECZOZNAWCA BUDOWLANY
 na terytorium Rzeczypospolitej Polskiej
 z centr. rejestru GUNB W-wa oraz Wojewody Małopolskiego
RZECZOZNAWCA PZITB W-wa
 Uprawnienia bud. do proj. i wyk. bez ograniczeń Nr 353/66
 30-526 Kraków, ul. Czyżówka 41
 tel. 692-425-781, 12 423-60-66 zflorek@interia.pl

LEGENDA:
 Hydrant 25
 Samozamykacz

Nr	Nazwa pomieszczenia	Rodzaj posadzki	Powierzchnia	Nr	Nazwa pomieszczenia	Rodzaj posadzki	Powierzchnia
5.0	KOMUNIKACJA	PCV	51,45	5.10	Dział Bezpieczeństwa i Ochrony Informacji	WYKŁADZINA	11,30
5.1	WINDA		1,21	5.11	Dział Bezpieczeństwa i Ochrony Informacji	WYKŁADZINA	12,06
5.2	KANTOREK	PCV	3,70	5.12	Referat Zamówień Publicznych (ILL-5)	WYKŁADZINA	11,68
5.3	WC MĘSKIE	PŁYTKI CERAMICZNE	5,89	5.13	Drugi Referat Logistyki (ILL-2)	WYKŁADZINA	24,80
5.4	WC DAMSKIE	PŁYTKI CERAMICZNE	2,84	5.14	Drugi Referat Logistyki (ILL-2)	WYKŁADZINA	15,74
5.5	Dział Wsparcia w Obszarze Danych Rozrachunkowych (IKP-1)	WYKŁADZINA	14,34	5.15	Drugi Referat Logistyki (ILL-2)	WYKŁADZINA	26,97
5.6	Dział Wsparcia w Obszarze Danych Rozrachunkowych (IKP-1)	WYKŁADZINA	12,16	5.16	Referat Zamówień Publicznych (ILL-5)	WYKŁADZINA	15,04
5.7	Dział Wsparcia w Obszarze Danych Rozrachunkowych (IKP-1)	WYKŁADZINA	11,71	5.16	Referat Zamówień Publicznych (ILL-5)	WYKŁADZINA	15,38
5.8	Dział Wsparcia w Obszarze Danych Rozrachunkowych (IKP-1)	WYKŁADZINA	24,41	5.17	Referat Zamówień Publicznych (ILL-5)/Czwarty Dział Logistyki (ILL-4)	WYKŁADZINA	14,89
5.9	Dział Wsparcia w Obszarze Danych Rozrachunkowych (IKP-1)	WYKŁADZINA	11,84	287,41 m²			

Komenda Wojewódzka Państwowej Straży Pożarnej w Krakowie
 Wydział Kontrolno-Rozpoznawczy

Objekt:	Izby Administracji Skarbowej w Krakowie al. Krasińskiego 11 b 31-111 Kraków	
Temat:	EKSPERTYZA TECHNICZNA: w trybie § 2 ust. 3a rozporządzenia MI z dnia 12.04.2002 roku (t.j. Dz. U. z 2019r. poz. 1065), § 1 ust. 2 rozporządzenia MSWiA z dnia 07.06.2010 roku (Dz. U. Nr 79 poz. 719)	
Opracowali:	mgr inż. Krzysztof Sołtys Rzecznik do spraw zabezpieczeń przeciwpożarowych, nr upr. 637/2015	RZECZOZNAWCA DO SPRAW ZABEZPIECZEŃ PRZECIWPÓŻAROWYCH mgr inż. Krzysztof Sołtys nr upr. 637/2015
Nazwa rysunku:	Skala:	Nr rys.
Rzut V piętra	1:100	8

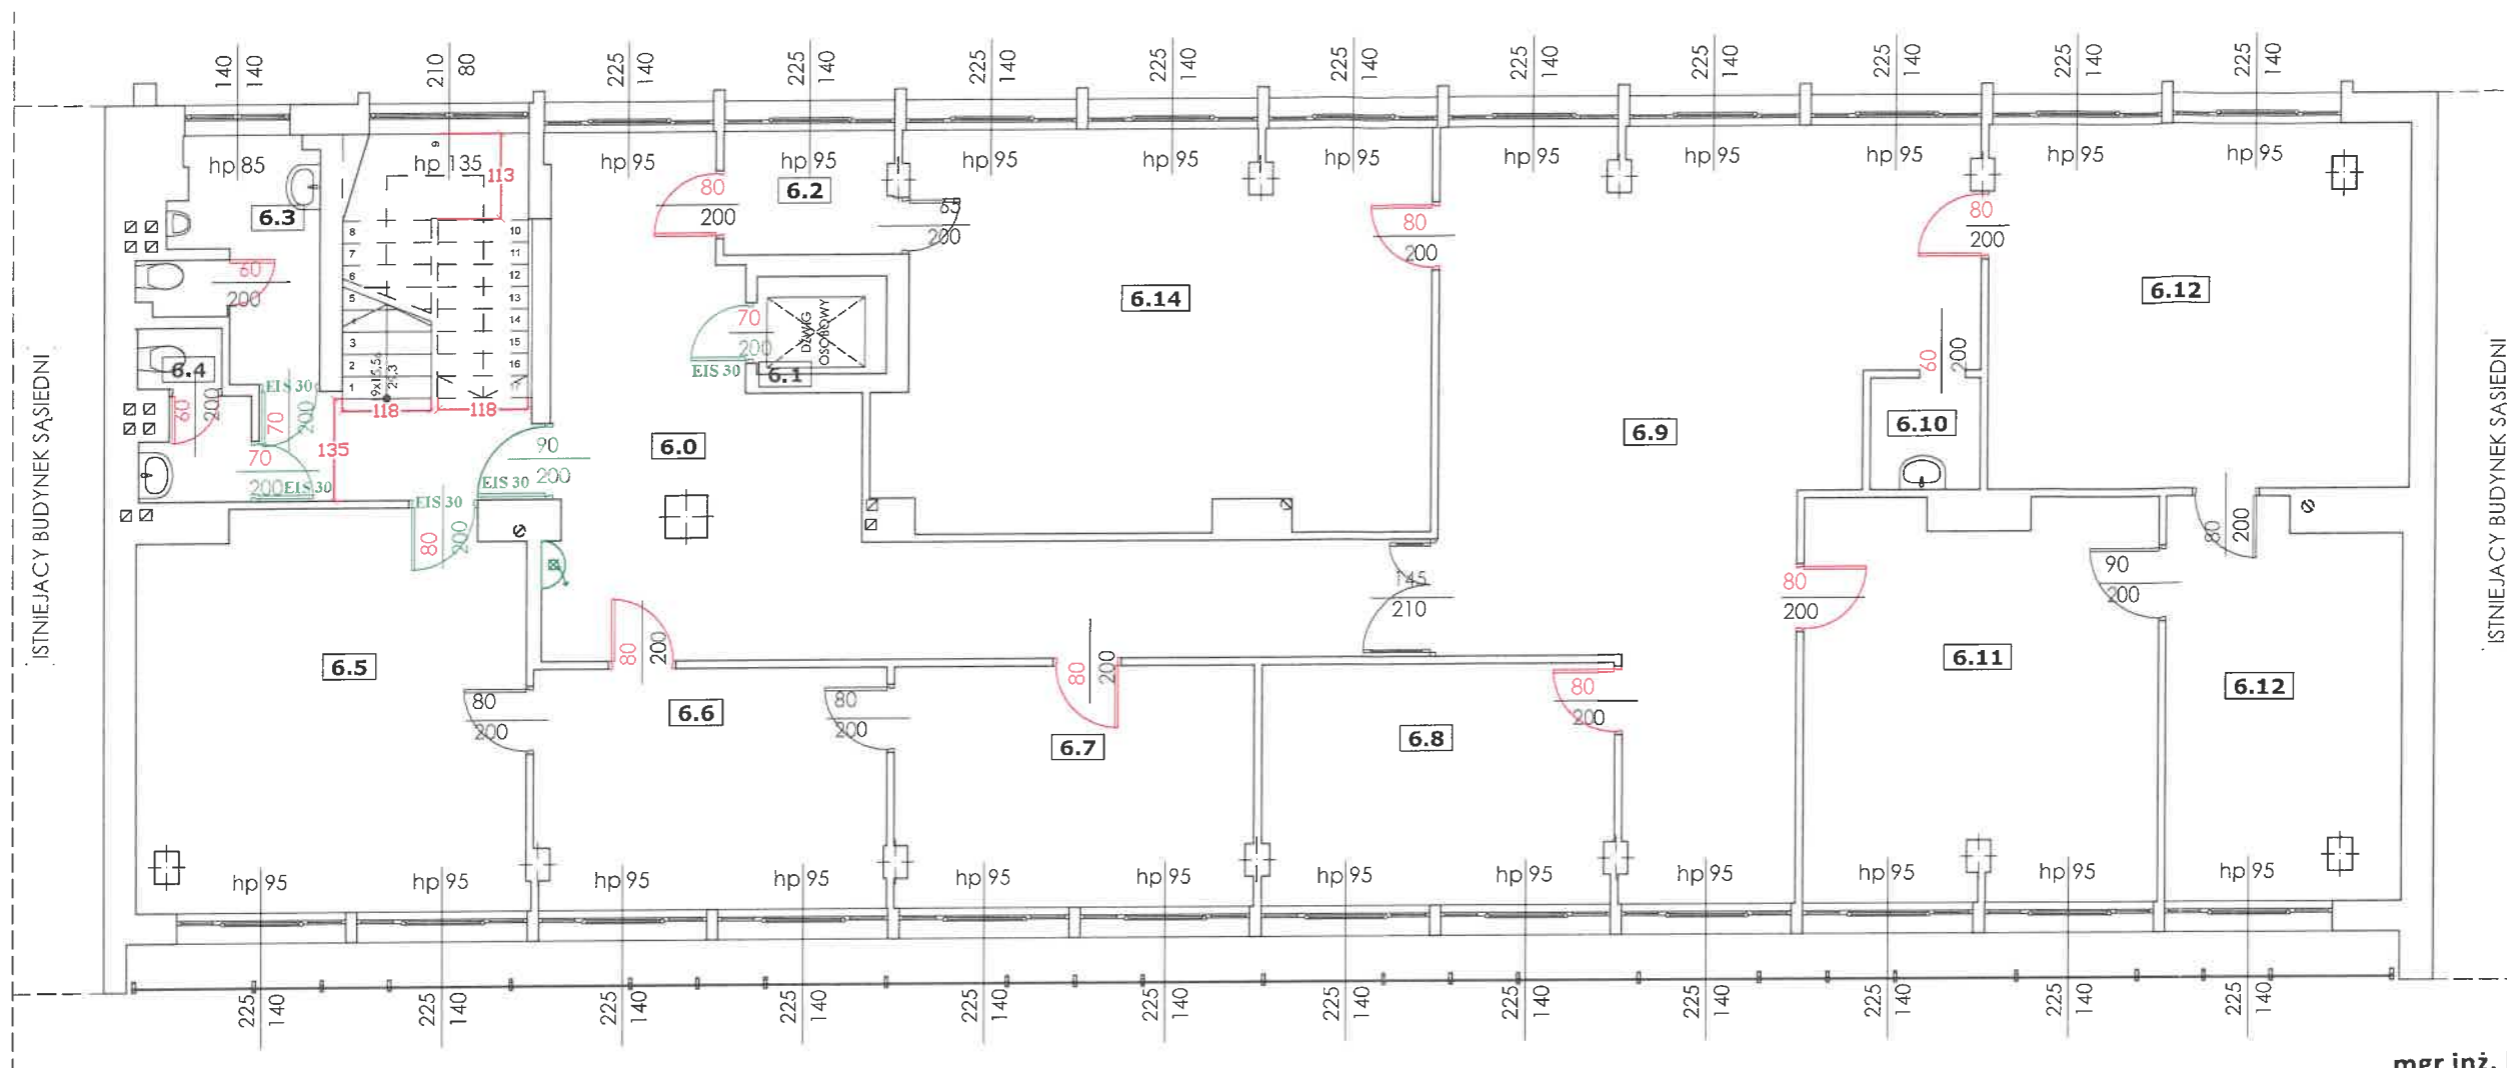


mgr inż. bud. ląd. MARIAN FLOREK
RZECZOZNAWCA BUDOWLANY
 na terytorium Rzeczypospolitej Polskiej
 z centr. rejestru GUNB W-wa oraz Wojewody Małopolskiego
RZECZOZNAWCA PZITB W-wa
 Uprawnienia bud. do proj. i wyk. bez ograniczeń Nr 353/66
 30-526 Kraków, ul. Czyżówka 41
 tel. 692-425-781, 12 423-60-66 zlflorek@interia.pl

Nr	Nazwa pomieszczenia	Rodzaj posadzki	Powierzchnia	Nr	Nazwa pomieszczenia	Rodzaj posadzki	Powierzchnia	Nr	Nazwa pomieszczenia	Rodzaj posadzki	Powierzchnia
6.0	KOMUNIKACJA	PCV	48,89	6.11	Piąty Dział Wsparcia Informatycznego Infrastruktury Sietowej i Serwerowej oraz Bezpieczeństwa Informatycznego, Planowania i Logistyki Informatycznej (IIW-5)	WYKŁADZINA	24,44	6.14	Pierwszy Dział Wsparcia Informatycznego Infrastruktury Sietowej i Serwerowej oraz Bezpieczeństwa Informatycznego, Planowania i Logistyki Informatycznej (IIW-5)	WYKŁADZINA	37,19
6.1	WINDA		1,21								
6.2	KANTOREK	PCV	3,66								
6.3	WC MĘSKIE	PŁYTKI CERAMICZNE	5,85								
6.4	WC DAMSKIE	PŁYTKI CERAMICZNE	2,83								
6.5	POM. BIUROWE	WYKŁADZINA	26,70	6.12	Drugi Dział Wsparcia Informatycznego Infrastruktury Sietowej i Serwerowej oraz Bezpieczeństwa Informatycznego, Planowania i Logistyki Informatycznej (IIW-5)	WYKŁADZINA	26,99	6.12	Trzeci Dział Wsparcia Informatycznego Infrastruktury Sietowej i Serwerowej oraz Bezpieczeństwa Informatycznego, Planowania i Logistyki Informatycznej (IIW-5)	WYKŁADZINA	16,03
6.6	Referat Wsparcia w Obszarze Należności Podatkowych IKP-1	WYKŁADZINA	14,90								
6.7	Referat Wsparcia w Obszarze Należności Podatkowych IKP-2/Referat Obsługi Prawnej IWP-4	WYKŁADZINA	15,15								
6.8	Z-ca Dyrektora	WYKŁADZINA	14,91	6.12	Czwarty Dział Wsparcia Informatycznego Infrastruktury Sietowej i Serwerowej oraz Bezpieczeństwa Informatycznego, Planowania i Logistyki Informatycznej (IIW-5)	WYKŁADZINA	49,17	6.12	Czwarty Dział Wsparcia Informatycznego Infrastruktury Sietowej i Serwerowej oraz Bezpieczeństwa Informatycznego, Planowania i Logistyki Informatycznej (IIW-5)	WYKŁADZINA	49,17
6.9											
6.10	POM. GOSP.	PŁYTKI CERAMICZNE	2,15								
290,07 m²											

LEGENDA:
 Hydrant 25
 SZ Samozamykacz

Komenda Wojewódzka Państwowej Straży Pożarnej w Krakowie
Wydział Kontrolno-Rozpoznawczy

Obiekt:	Izby Administracji Skarbowej w Krakowie al. Krasińskiego 11 b 31-111 Kraków	
Temat:	EKSPERTYZA TECHNICZNA: w trybie § 2 ust. 3a rozporządzenia MI z dnia 12.04.2002 roku (t.j. Dz. U. z 2019r. poz. 1065), § 1 ust. 2 rozporządzenia MSWiA z dnia 07.06.2010 roku (Dz. U. Nr 79 poz. 719)	
Opracowali:	mgr inż. Krzysztof Soltys Rzecznik do spraw zabezpieczeń przeciwpożarowych, nr upr. 637/2015	RZECZOZNAWCA DO SPRAW ZABEZPIECZEŃ PRZECIWOPOŻAROWYCH mgr inż. Krzysztof Soltys nr upr. 637/2015
	mgr inż. Marian Florek Rzecznik budowlany, 73/98/R	
Nazwa rysunku:	Rzut VI piętra	Skala: 1:100
		Nr rys. 9

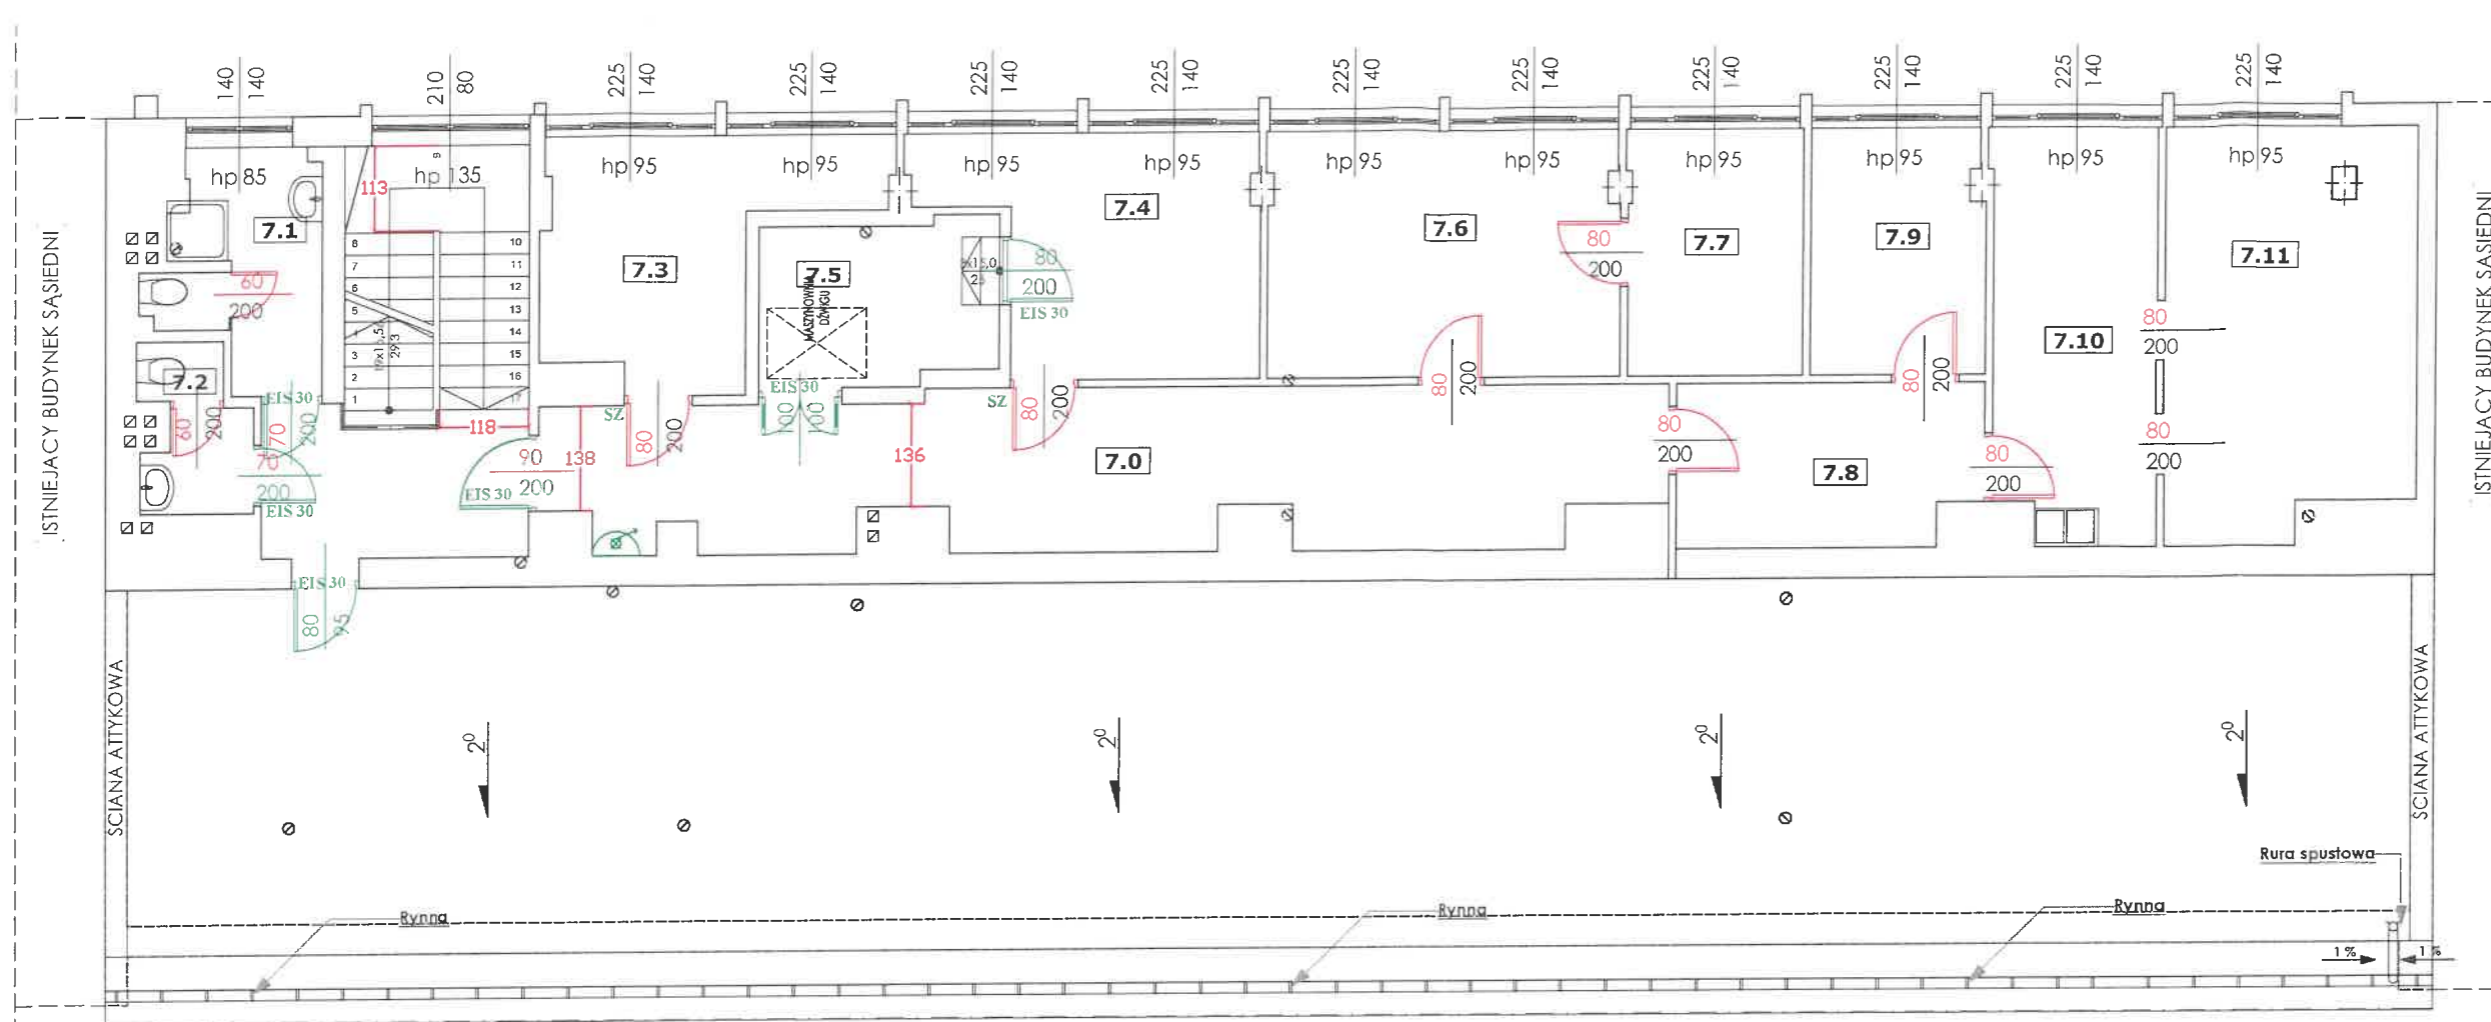

ZESTAWIENIE POMIESZCZEŃ

Kondygnacja	Nr	Nazwa pomieszczenia	Rodzaj posadzki	Powierzchnia
VII PIĘTRO				
	7.0	KOMUNIKACJA	PCV	35,80
	7.1	WC MĘSKIE	PŁYTKI CERAMICZNE	5,86
	7.2	WC DAMSKIE	PŁYTKI CERAMICZNE	2,83
	7.3	Konserwator	PCV	10,70
	7.4	POM. BIUROWE	WYKŁADZINA	12,02
	7.5	Maszynownia	BETONOWA	6,69
	7.6	Dział Wsparcia w Obszarze Danych Referencyjnych Statystyki i Analiz (IKC-1)	WYKŁADZINA	15,26
	7.7	Dział Wsparcia w Obszarze Danych Referencyjnych Statystyki i Analiz (IKC-1)	WYKŁADZINA	7,58
	7.8	Dział Wsparcia w Obszarze Danych Referencyjnych Statystyki i Analiz (IKC-1)	WYKŁADZINA	8,53
	7.9	Dział Wsparcia w Obszarze Danych Referencyjnych Statystyki i Analiz (IKC-1)	WYKŁADZINA	7,48
	7.10	Dział Wsparcia w Obszarze Danych Referencyjnych Statystyki i Analiz (IKC-1)	WYKŁADZINA	11,75
	7.11	Dział Wsparcia w Obszarze Danych Referencyjnych Statystyki i Analiz (IKC-1)	WYKŁADZINA	17,66
				142,16 m²


mgr inż. bud. ląd. MARIAN FLOREK
RZECZOZNAWCA BUDOWLANY
 na terytorium Rzeczypospolitej Polskiej
 z centr. rejestru GUNB W-wa oraz Wojewody Małopolskiego
RZECZOZNAWCA PZITB W-wa
 Uprawnienia bud. do proj. i wyk. bez ograniczeń Nr 353/66
 30-526 Kraków, ul. Czyżówka 41
 tel. 692-425-781, 12 423-60-66 zlflorek@interia.pl

LEGENDA:

- Hydrant 25
- Samozamykacz

Komenda Wojewódzka
Państwowej Straży Pożarnej
w Krakowie
Wydział Kontrolno-Rozpoznawczy

Obiekt:	Izby Administracji Skarbowej w Krakowie al. Krasińskiego 11 b 31-111 Kraków	
Temat:	EKSPERTYZA TECHNICZNA: w trybie § 2 ust. 3a rozporządzenia MI z dnia 12.04.2002 roku (t.j. Dz. U. z 2019r. poz. 1065), § 1 ust. 2 rozporządzenia MSWiA z dnia 07.06.2010 roku (Dz. U. Nr 79 poz. 719)	
Opracowali:	mgr inż. Krzysztof Sołtys Rzecznik do spraw zabezpieczeń przeciwpożarowych, nr upr. 637/2015	RZECZOZNAWCA DO SPRAW ZABEZPIECZEŃ PRZECIWOŻAROWYCH mgr inż. Krzysztof Sołtys nr upr. 637/2015
Nazwa rysunku:	Rzut VII piętra	Nr rys. 10
Skala:	1:100	

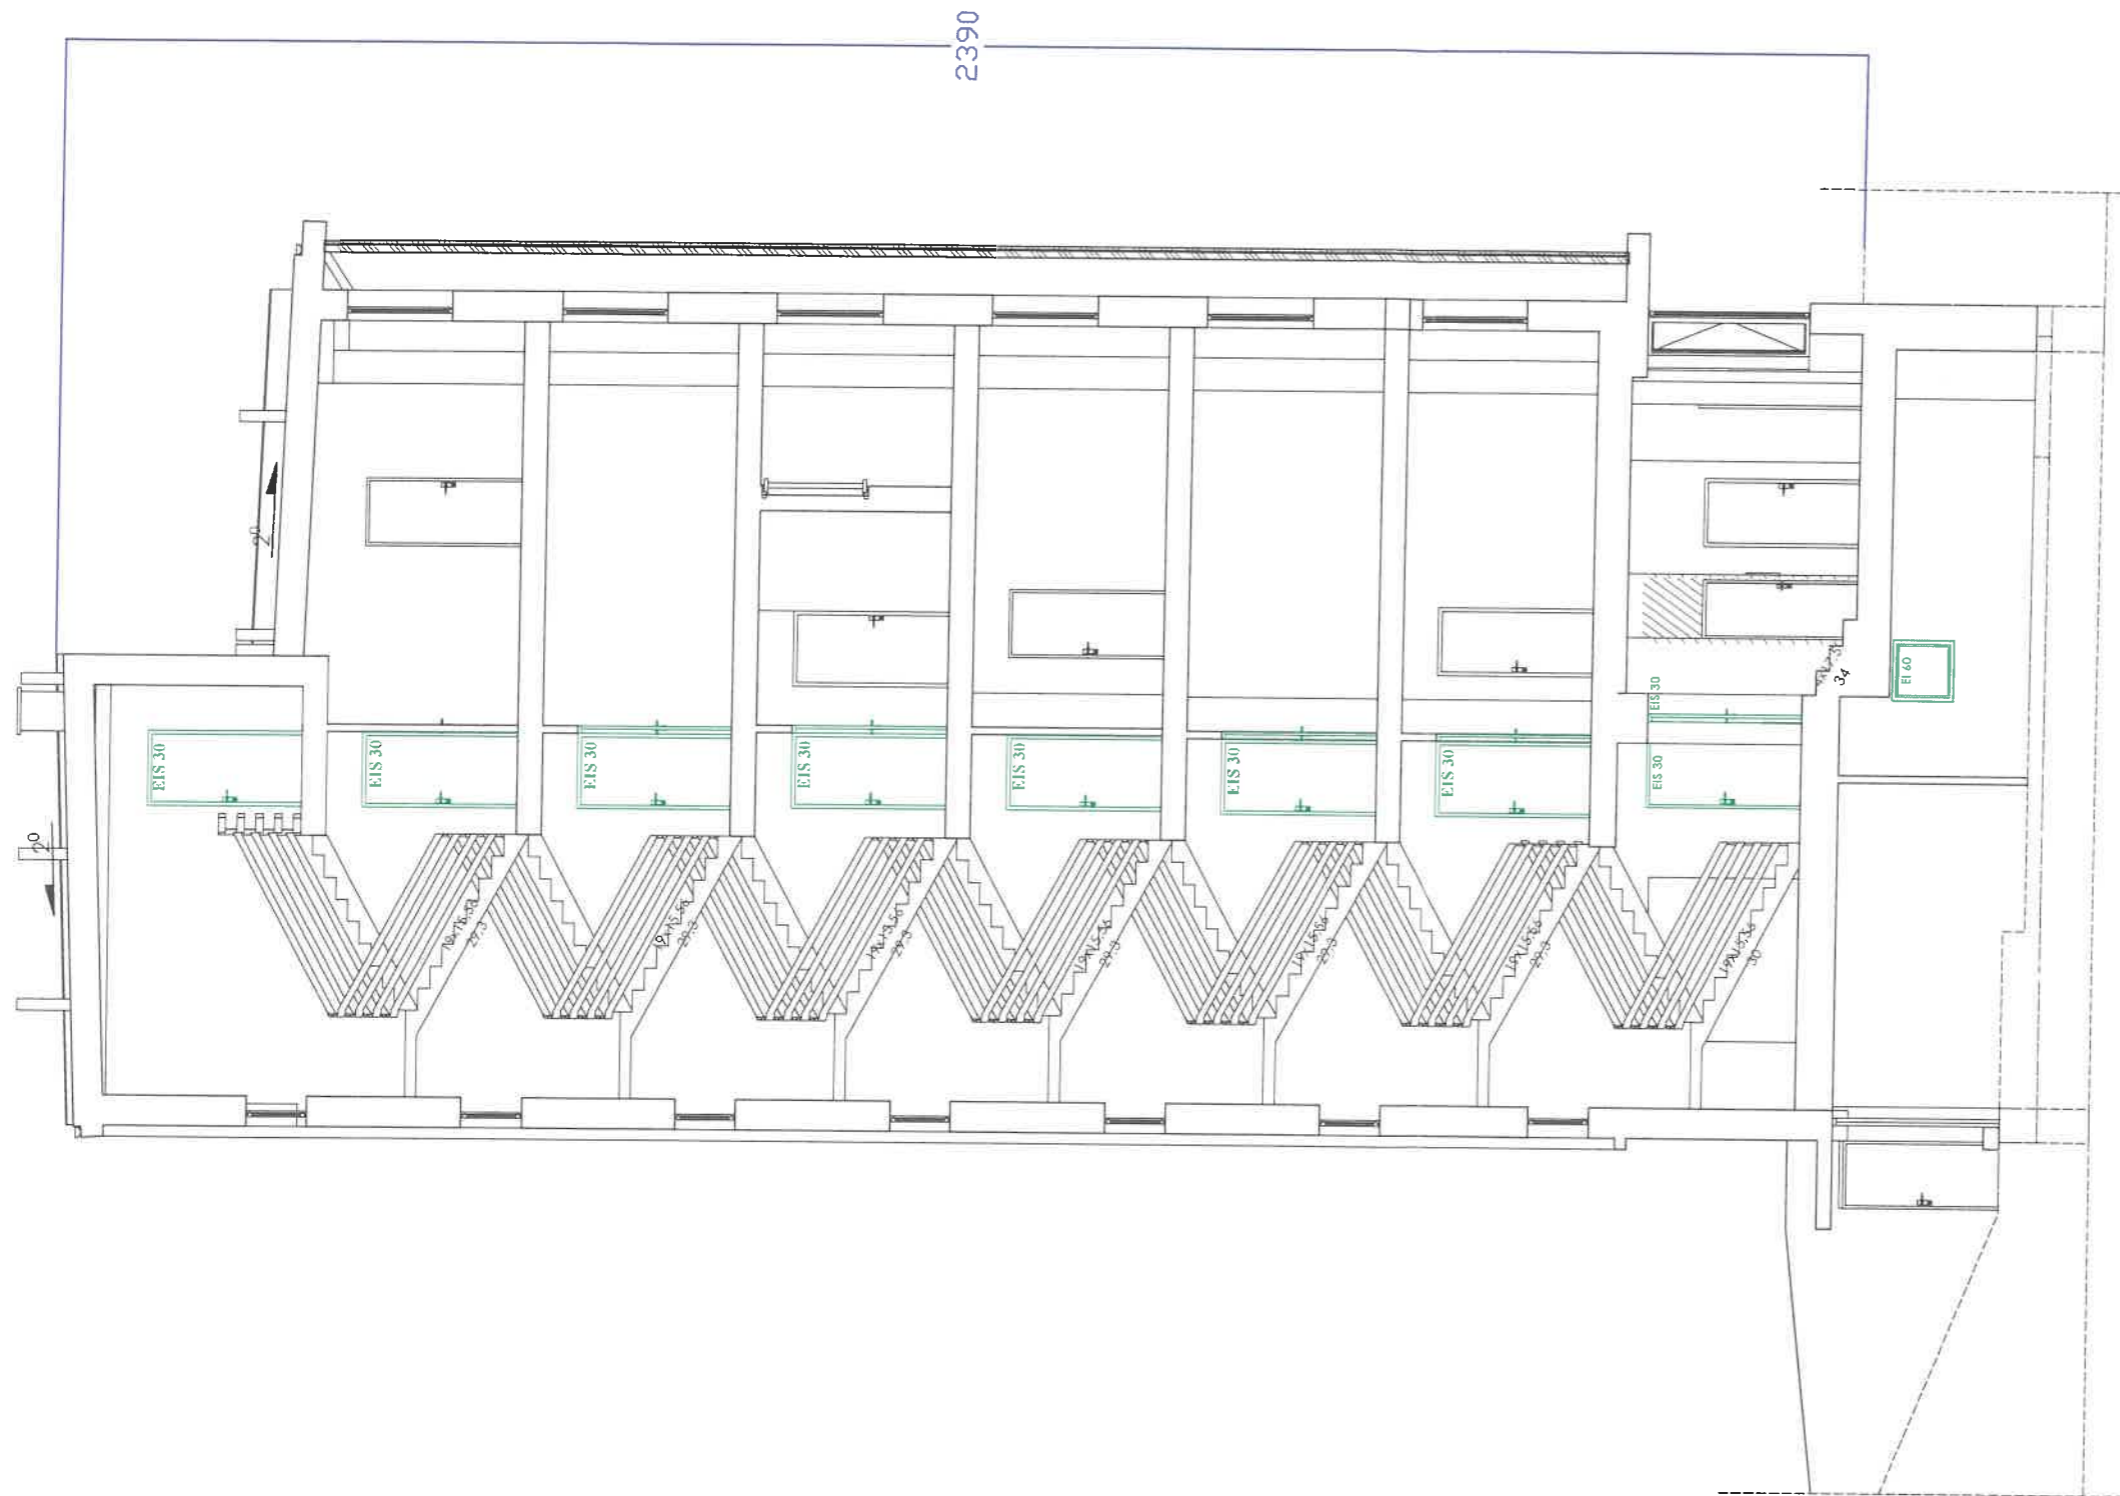

Komenda Wojewódzka
Państwowej Straży Pożarnej
w Krakowie
Wydział Kontrolno-Rozpoznawczy

mgr inż. bud. ląd. MARIAN FLOREK
RZECZOZNAWCA BUDOWLANY
na terytorium Rzeczypospolitej Polskiej
z centr. rejestru GUNB W-wa oraz Wojewody Małopolskiego
RZECZOZNAWCA PZITB W-wa
Uprawnienia bud. do proj. i wyk. bez ograniczeń Nr 353/66
30-526 Kraków, ul. Czyżówka 41
tel. 692-425-781, 12 423-60-66 zlflorek@interia.pl

Obiekt:	Izby Administracji Skarbowej w Krakowie al. Krasieńskiego 11 b 31-111 Kraków	
Temat:	EKSPERTYZA TECHNICZNA: w trybie § 2 ust. 3a rozporządzenia MI z dnia 12.04.2002 roku (t.j. Dz. U. z 2019r. poz. 1065), § 1 ust. 2 rozporządzenia MSWiA z dnia 07.06.2010 roku (Dz. U. Nr 79 poz. 719)	
Opracowali:	mgr inż. Krzysztof Soltys Rzecznawca do spraw zabezpieczeń przeciwpożarowych, nr upr. 637/2015	RZECZOZNAWCA DO SPRAW ZABEZPIECZEŃ PRZEWPOŻAROWYCH mgr inż. Krzysztof Soltys nr upr. 637/2015
	mgr inż. Marian Florek Rzecznawca budowlany, 73/98/R	
Nazwa rysunku:	Przekrój A-A	Skala: 1:100
Nr rys.		11